


Zeichenerklärung:
Kanalisationsanlagen



Kanalsanierungen

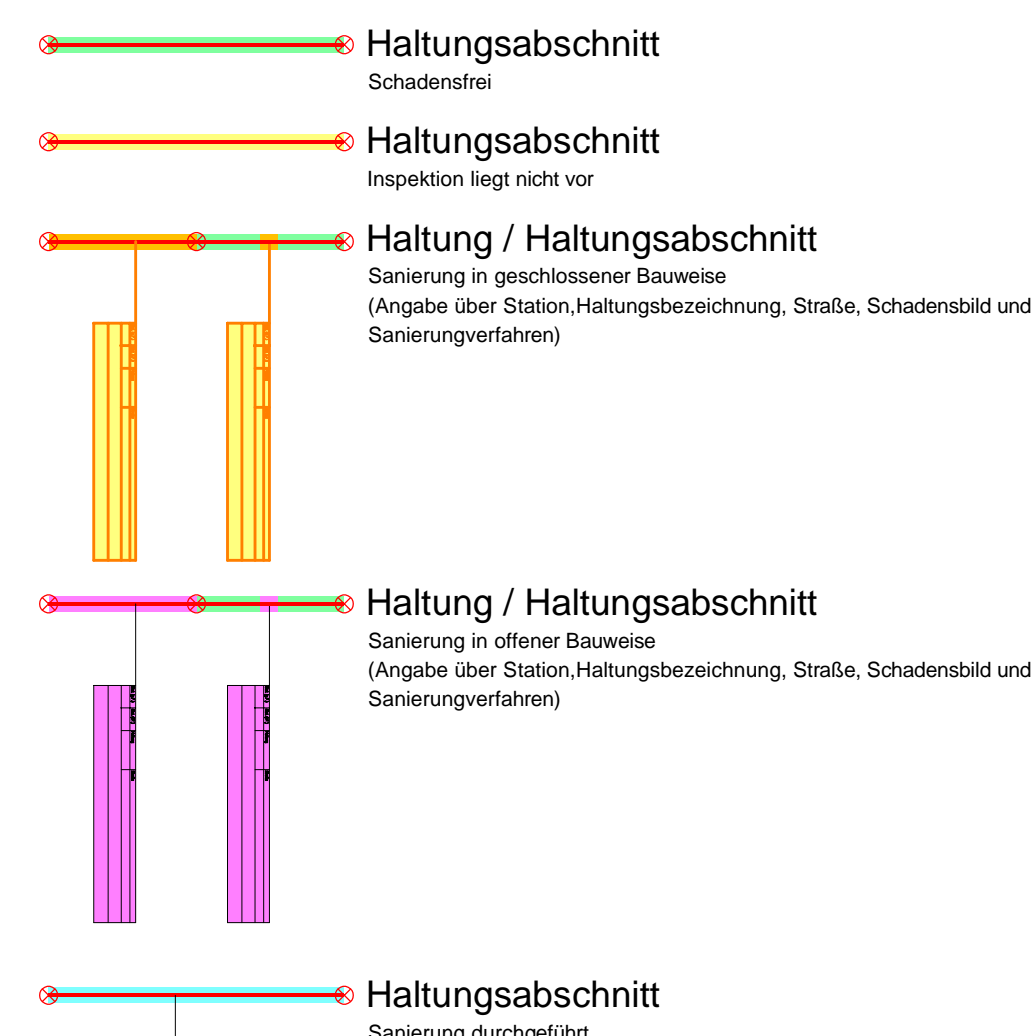

sweco Zertifiziert durch die TÜV Nord GmbH nach ISO 9001:2015, ISO 14001:2015, ISO 45001:2018		Seite: 0011 Voc01a Projekt: GPH 44 19371_Voc01a vech@sweco-gmbh.de Telefon: +49 431 8794-0	1
Bauherr: Gemeinde Wietingen Kirchstraße 19, 48493 Wietingen		Darstellung: Lageplan	
Maßstab: 1:500		Datum: 06.01.2026	
Blattgröße: -		Name: Oberding	