


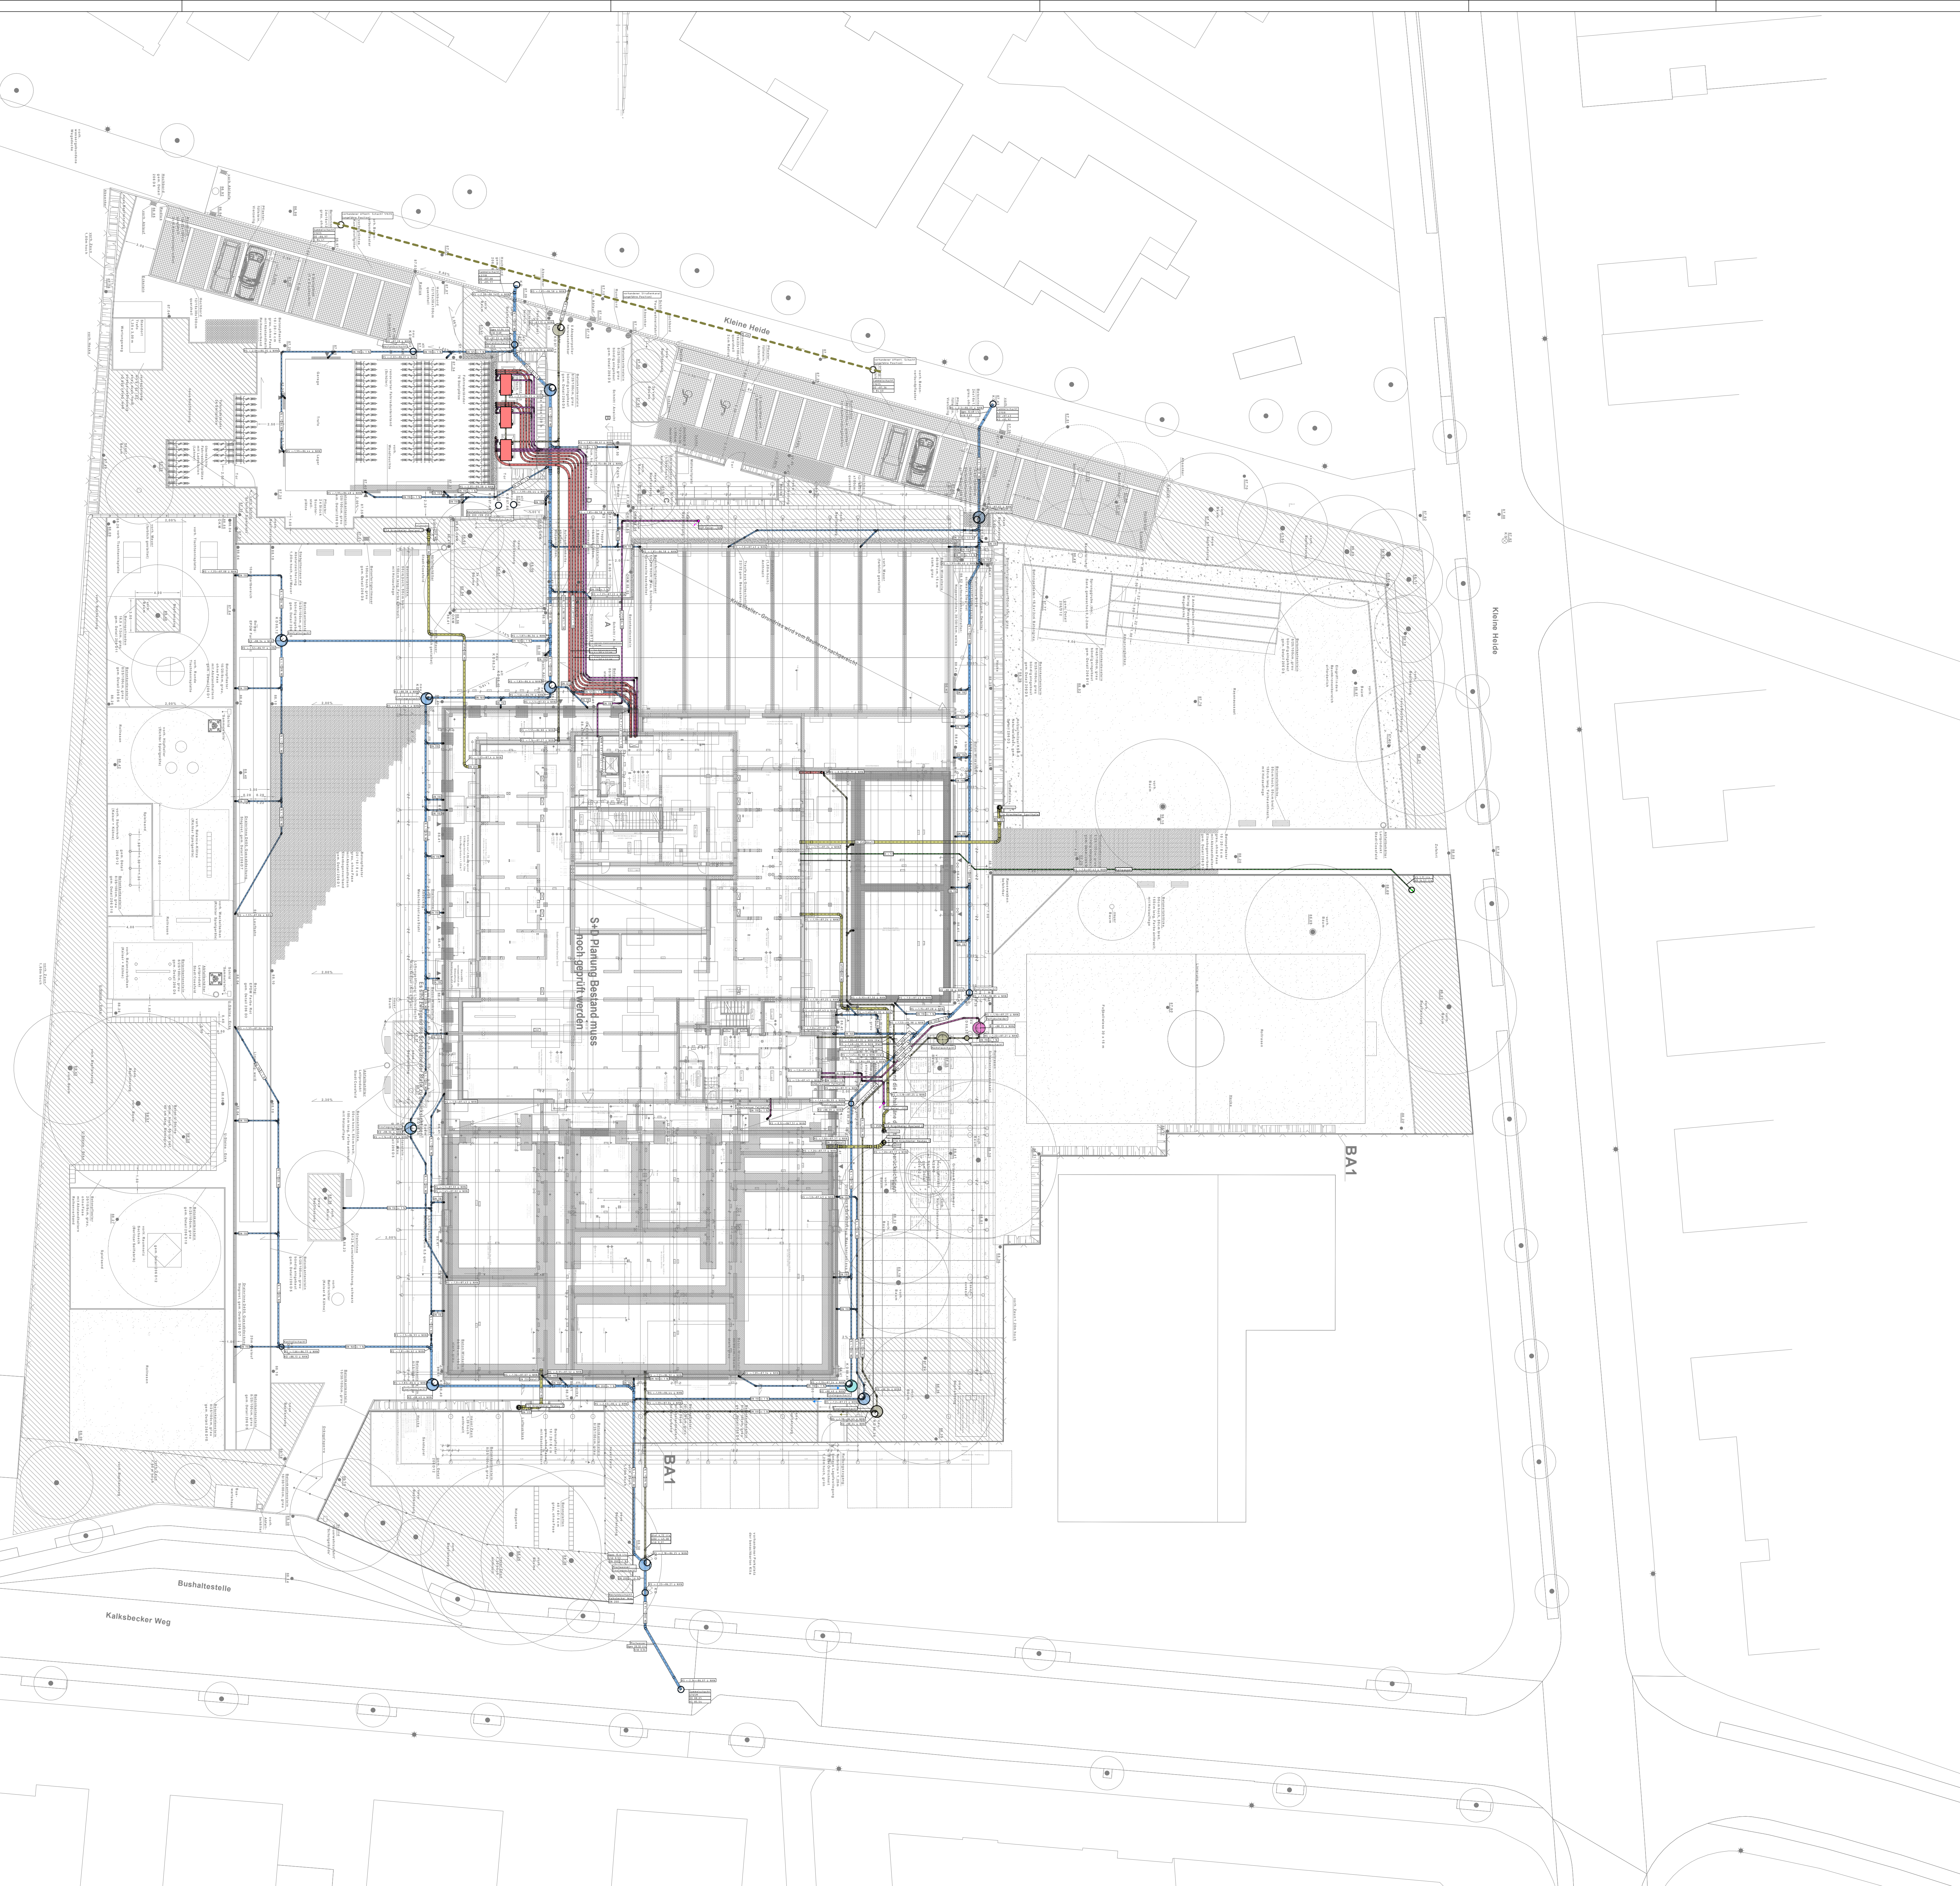

Legende	
Armaturen Sanitär	
Absperrenteil Ventil Kugelhahn Schmutzfränger Filter Enthärtungsanlage Abschneider Fäkalienbelebungsanlage Rohrventilator Rohrreiniger Reinigungsrohr Schacht mit geschlossenem Durchfluss Schacht mit offenem Durchfluss	Pumpe Druckreduzierventil Zähler Rückflussverhinderer Manometer Thermometer Freier Auslauf Rohrbohr- und -entlüfter Rohrbohr- und -entlüfter (Schmutzwasser) Rohrbohr- und -entlüfter (IDEA) Strömungssteiler
Rohrleitungen Sanitär	
Trinkwasser (PW) Warmwasser (PWw) Zirkulation (PWw-L) Gasleitung (GAS) Kondensatleitung (KWA) SW - Entlüftung (SWA)	Schmutzwasser (SW) Schmutzwasser Grundleitung (SWG) Regenwasser (RW) Regenwasser Grundleitung (RWG) Regenwasser Grundleitung Einzelzuleitung ADL LV-Bode Regenwasser Grundleitung LV ADL Schmutzwasser (fethalting) (SW) Schmutzwasser Grundleitung (SWG) (fethalting)
Rohrleitungen Heizung	
Heizung Vorlauf (VL) Heizung Rücklauf (RL)	Gasleitung Kondensatleitung
Leitungsrichtung	
Durchgehend, abwärts Beginnend und ... abwärts verlaufend abwärts verlaufend	Durchgehend, aufwärts Endend, von ... oben kommend unten kommend
Leitungsführung Elektro	
Leerrohr flexibel Etl. und Nlt.	
Hinweise: Maßangaben Kleiner als 1 Meter werden in Zentimetern (cm) angegeben, restliche Maßangaben in Metern (m). Alle Maße sind vor Ausführung örtlich und technischer zu prüfen. Die Ausführungszeichnungen sind nur in Verbindung mit den Zeichnungen der einzelnen Fachplaner sowie der Architekten gültig. <u>Unstimmigkeiten sind vor Ausführung mit der örtlichen Bauleitung abzustimmen.</u>	
Hinweis: Die Schachtdeckel sind nach dem Außenanlagenplan einzumessen. Die Lüftungsleitungen werden ohne Gefälle verlegt.	
Änderungen	
Änderungswolke	Klärungswolke

Objektüberwachung

Bauherr

Stadt Coesfeld
Markt 8
48653 Coesfeld

Maria-Frieden-Schule Coesfeld
Kleine Heide 38
48653 Coesfeld

Planbeschreibung

Heizung, Lüftung, Sanitär
Lageplan Grundleitungen

Zeichnungsinformationen

Plan-Nummer: 260520_MFS_8-HLSEN-LAP-x-GL-00-FS_BODE
Maßstab: M1:200
Stand Architektur: 206Ai6_250117 + MFS A GR-KG-50 e 2025-01-30

Index Angaben

00	Planerstellung	agr	20.05.2026
----	----------------	-----	------------