

Legende

Verbinder/Klemme

Verbindungsklemme universell


Blitzschutz-Bauteile

Fangstange

Leitung nach unten führend

Blitzschutzleiter

Rundleiter 10mm Aluminium

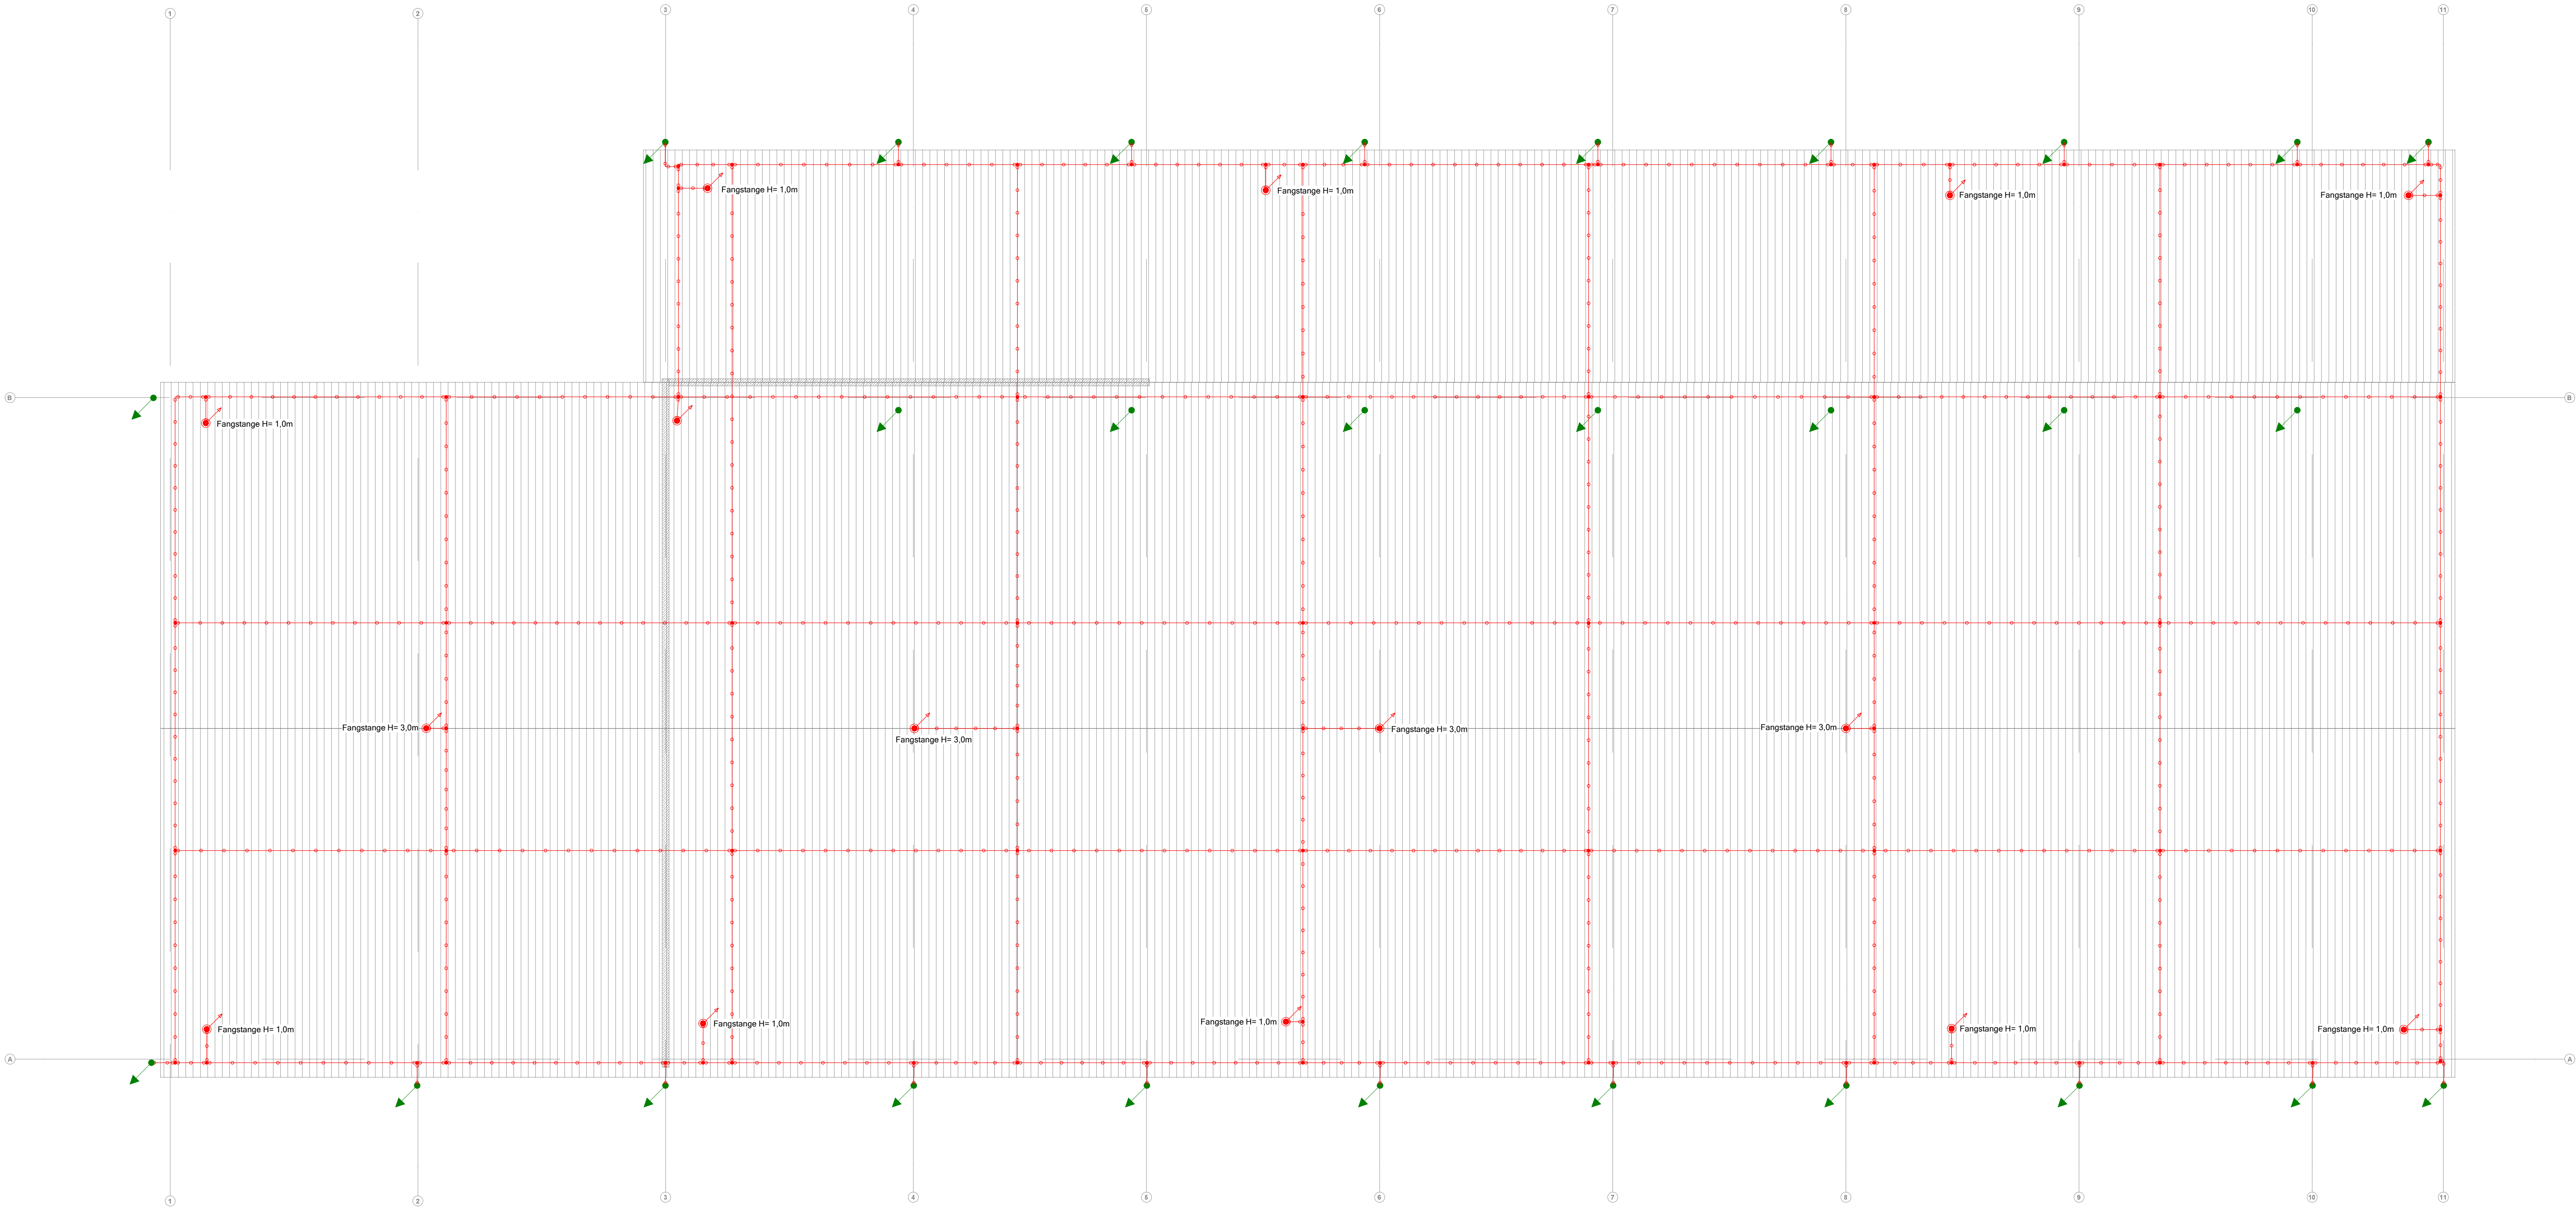

Auftraggeber	Bauvorhaben
Stadt Emsdetten	Neubau Baubetriebshof Emsdetten
Am Markt 1	Gustav-Wayss-Straße
48262 Emsdetten	48262 Emsdetten

PLB JANSEN

ELEKTROFACHPLANUNG

Planungsbüro Jansen GmbH
In den Pannenkaulen 1
47509 Rheurdt
Tel. : 02845-29593-0
Mail : info@plb-jansen.de
Web: www.plb-jansen.de

Index	Änderungen	geändert am	geändert von

Blatt: -	Projekt: Neubau Baubetriebshof Emsdetten
Größe: -	
Urspr: -	Zeichnung: Grundriss
Datei: 21006011	Dachaufsicht
Stand Entwurf	
Datum Name	Gewerk: Elektrotechnik
Bearb. 07.05.2026 RW	Blitzschutz
Gepr. 07.05.2026 OH	Maßstab: 1:100