


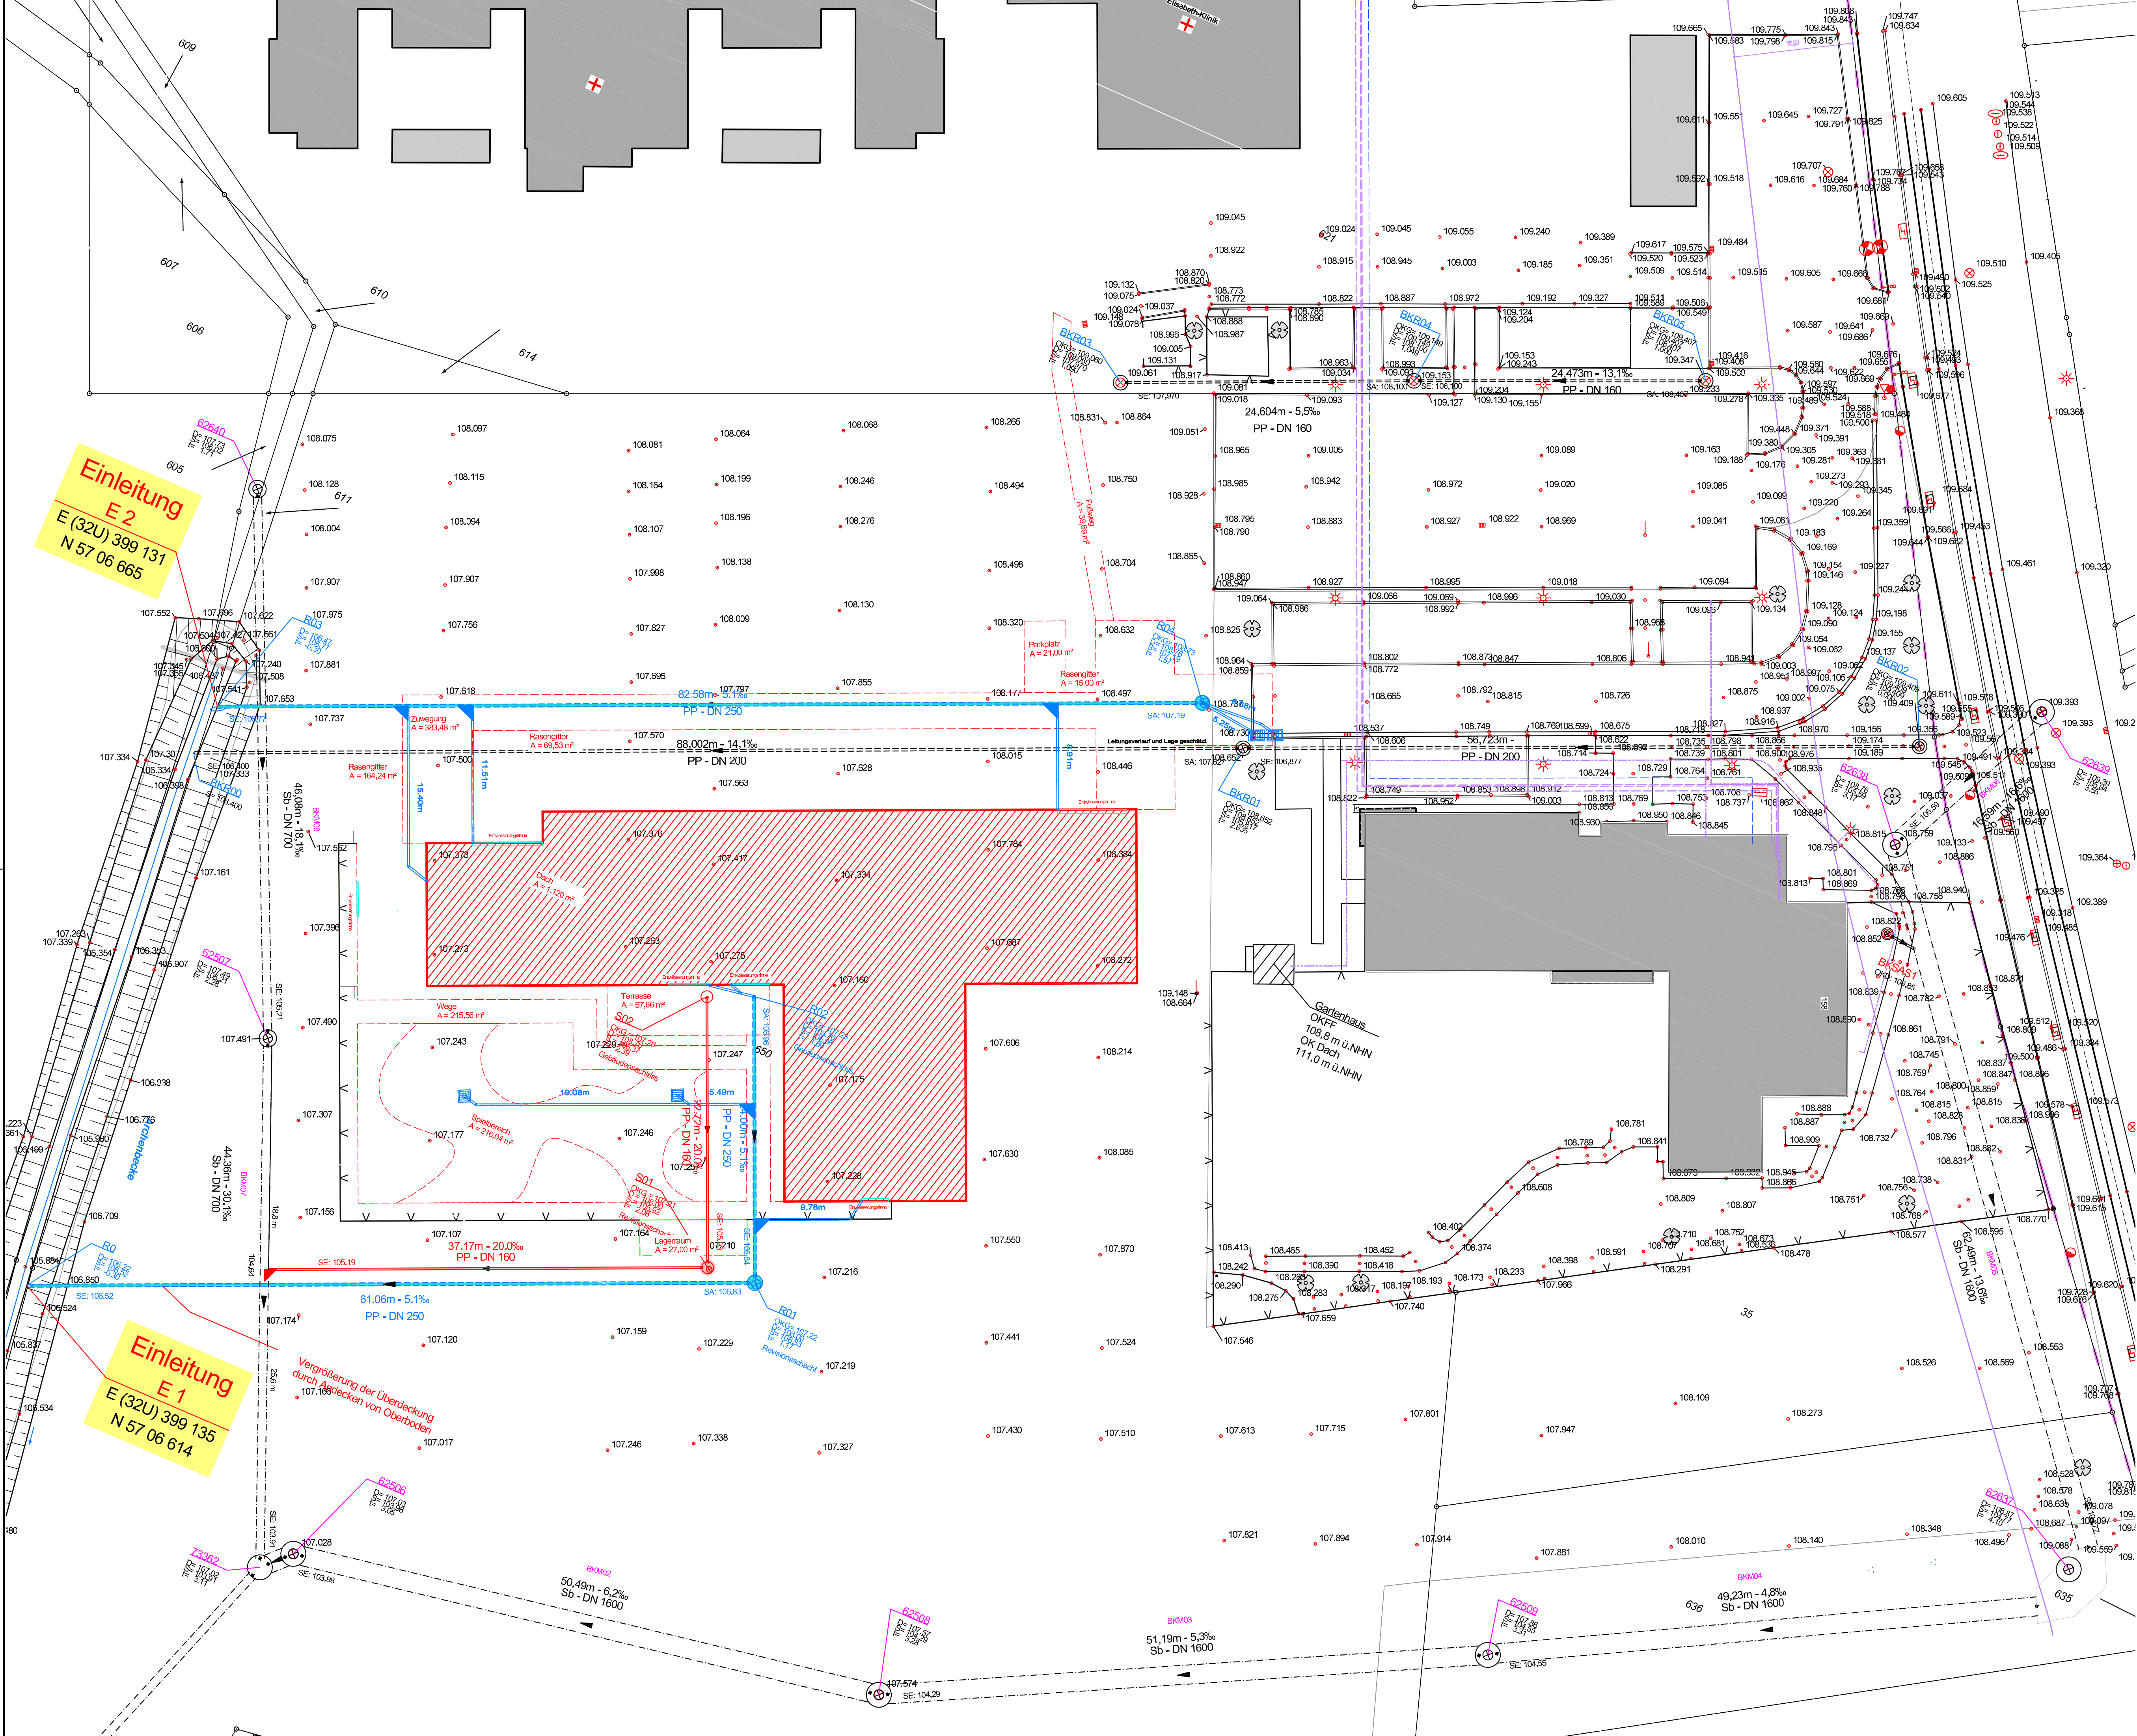

Legende

- R39  
S = 213,76  
24,02m - 12,2%  
gepl. Regenwasserkanal  
6-DN 300
- 69369692  
S = 213,76  
12,85m - 5,81%  
vorh. Regenwasserkanal  
6-DN 250
- S31  
S = 213,76  
24,02m - 12,2%  
gepl. Schmutzwasserkanal  
512 - DN 300
- 69364645  
S = 213,76  
12,85m - 5,81%  
vorh. Schmutzwasserkanal  
AZ - DN 250
- 69365904  
S = 213,76  
12,85m - 5,81%  
vorh. Mischwasserkanal  
6-DN 250

- Neubauplanung
- Gas
  - Wasser
  - Strom
  - Telekom

Signaturen - Topographie


- Wasserschieber
- Absperschieber
- unterirdischer Hydrant
- oberirdischer Hydrant
- Gasschieber
- Verkehrsschild
- Hinweisschild, Wegweiser
- Haltestelle
- Bildstock
- Kabelverteiler
- Elektrokasten, Umformer
- Stahlrohrmast
- Stahlbetonmast
- Holzmast
- Mess-/Geländepunkt
- Kilometerstein
- Schacht (allgemein)
- Schacht (allgemein)
- Laterne
- Peltschenlampe
- Ampel
- Notrufsäule
- Telefonzelle
- Kreuz
- Baum
- Strasseneinlauf/ Gully
- Strassen-/ Bergeinlauf



LWL-Klinik Marl-Sinsen  
Neubau Marsbruchstraße Dortmund

Nur für die Ausschreibung

Ausführungsplanung

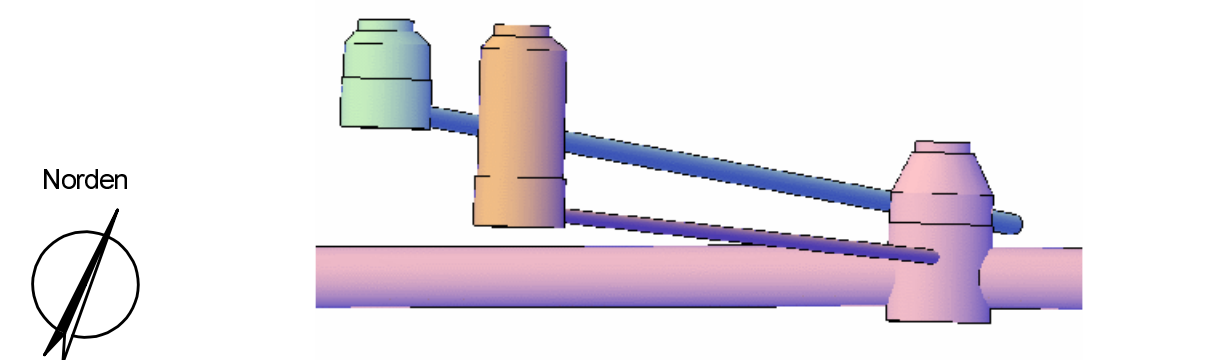

|                                                                                                                                                   |                                                                                                               |
|---------------------------------------------------------------------------------------------------------------------------------------------------|---------------------------------------------------------------------------------------------------------------|
| Bauherr                                                                                                                                           |                                                                                                               |
| Landschaftsverband Westfalen-Lippe<br>48133 Münster                                                                                               |                                                                                                               |
| Projektleitung                                                                                                                                    | Entwurfsverfasser                                                                                             |
| LWL-Bau- und Liegenschaftsbetrieb, Referat<br>Herr/Frau .....<br>Varendorfer Straße 24, 48145 Münster<br>Tel.: 0251/91416<br>E-Mail: .....@lw.org | Ingenieurbüro Welling & Partner<br>Jühnggrund 7, 33142 Büren<br>Tel.: 0251/91416<br>E-Mail: info@ibwelling.de |

Planungslageplan - Entwässerung

|                              |                   |           |       |
|------------------------------|-------------------|-----------|-------|
| Bearbeitet : Au.             | Gebäude-Nr.       | Blatt-Nr. | Index |
| Gezeichnet : He.             | .....             | 3 / 1     |       |
| Maßstab : 1:250              |                   |           |       |
| Datum Planstand : 25.08.2026 |                   |           |       |
| Münster, den                 | Büren, den        |           |       |
| Bauherr                      | Entwurfsverfasser |           |       |