


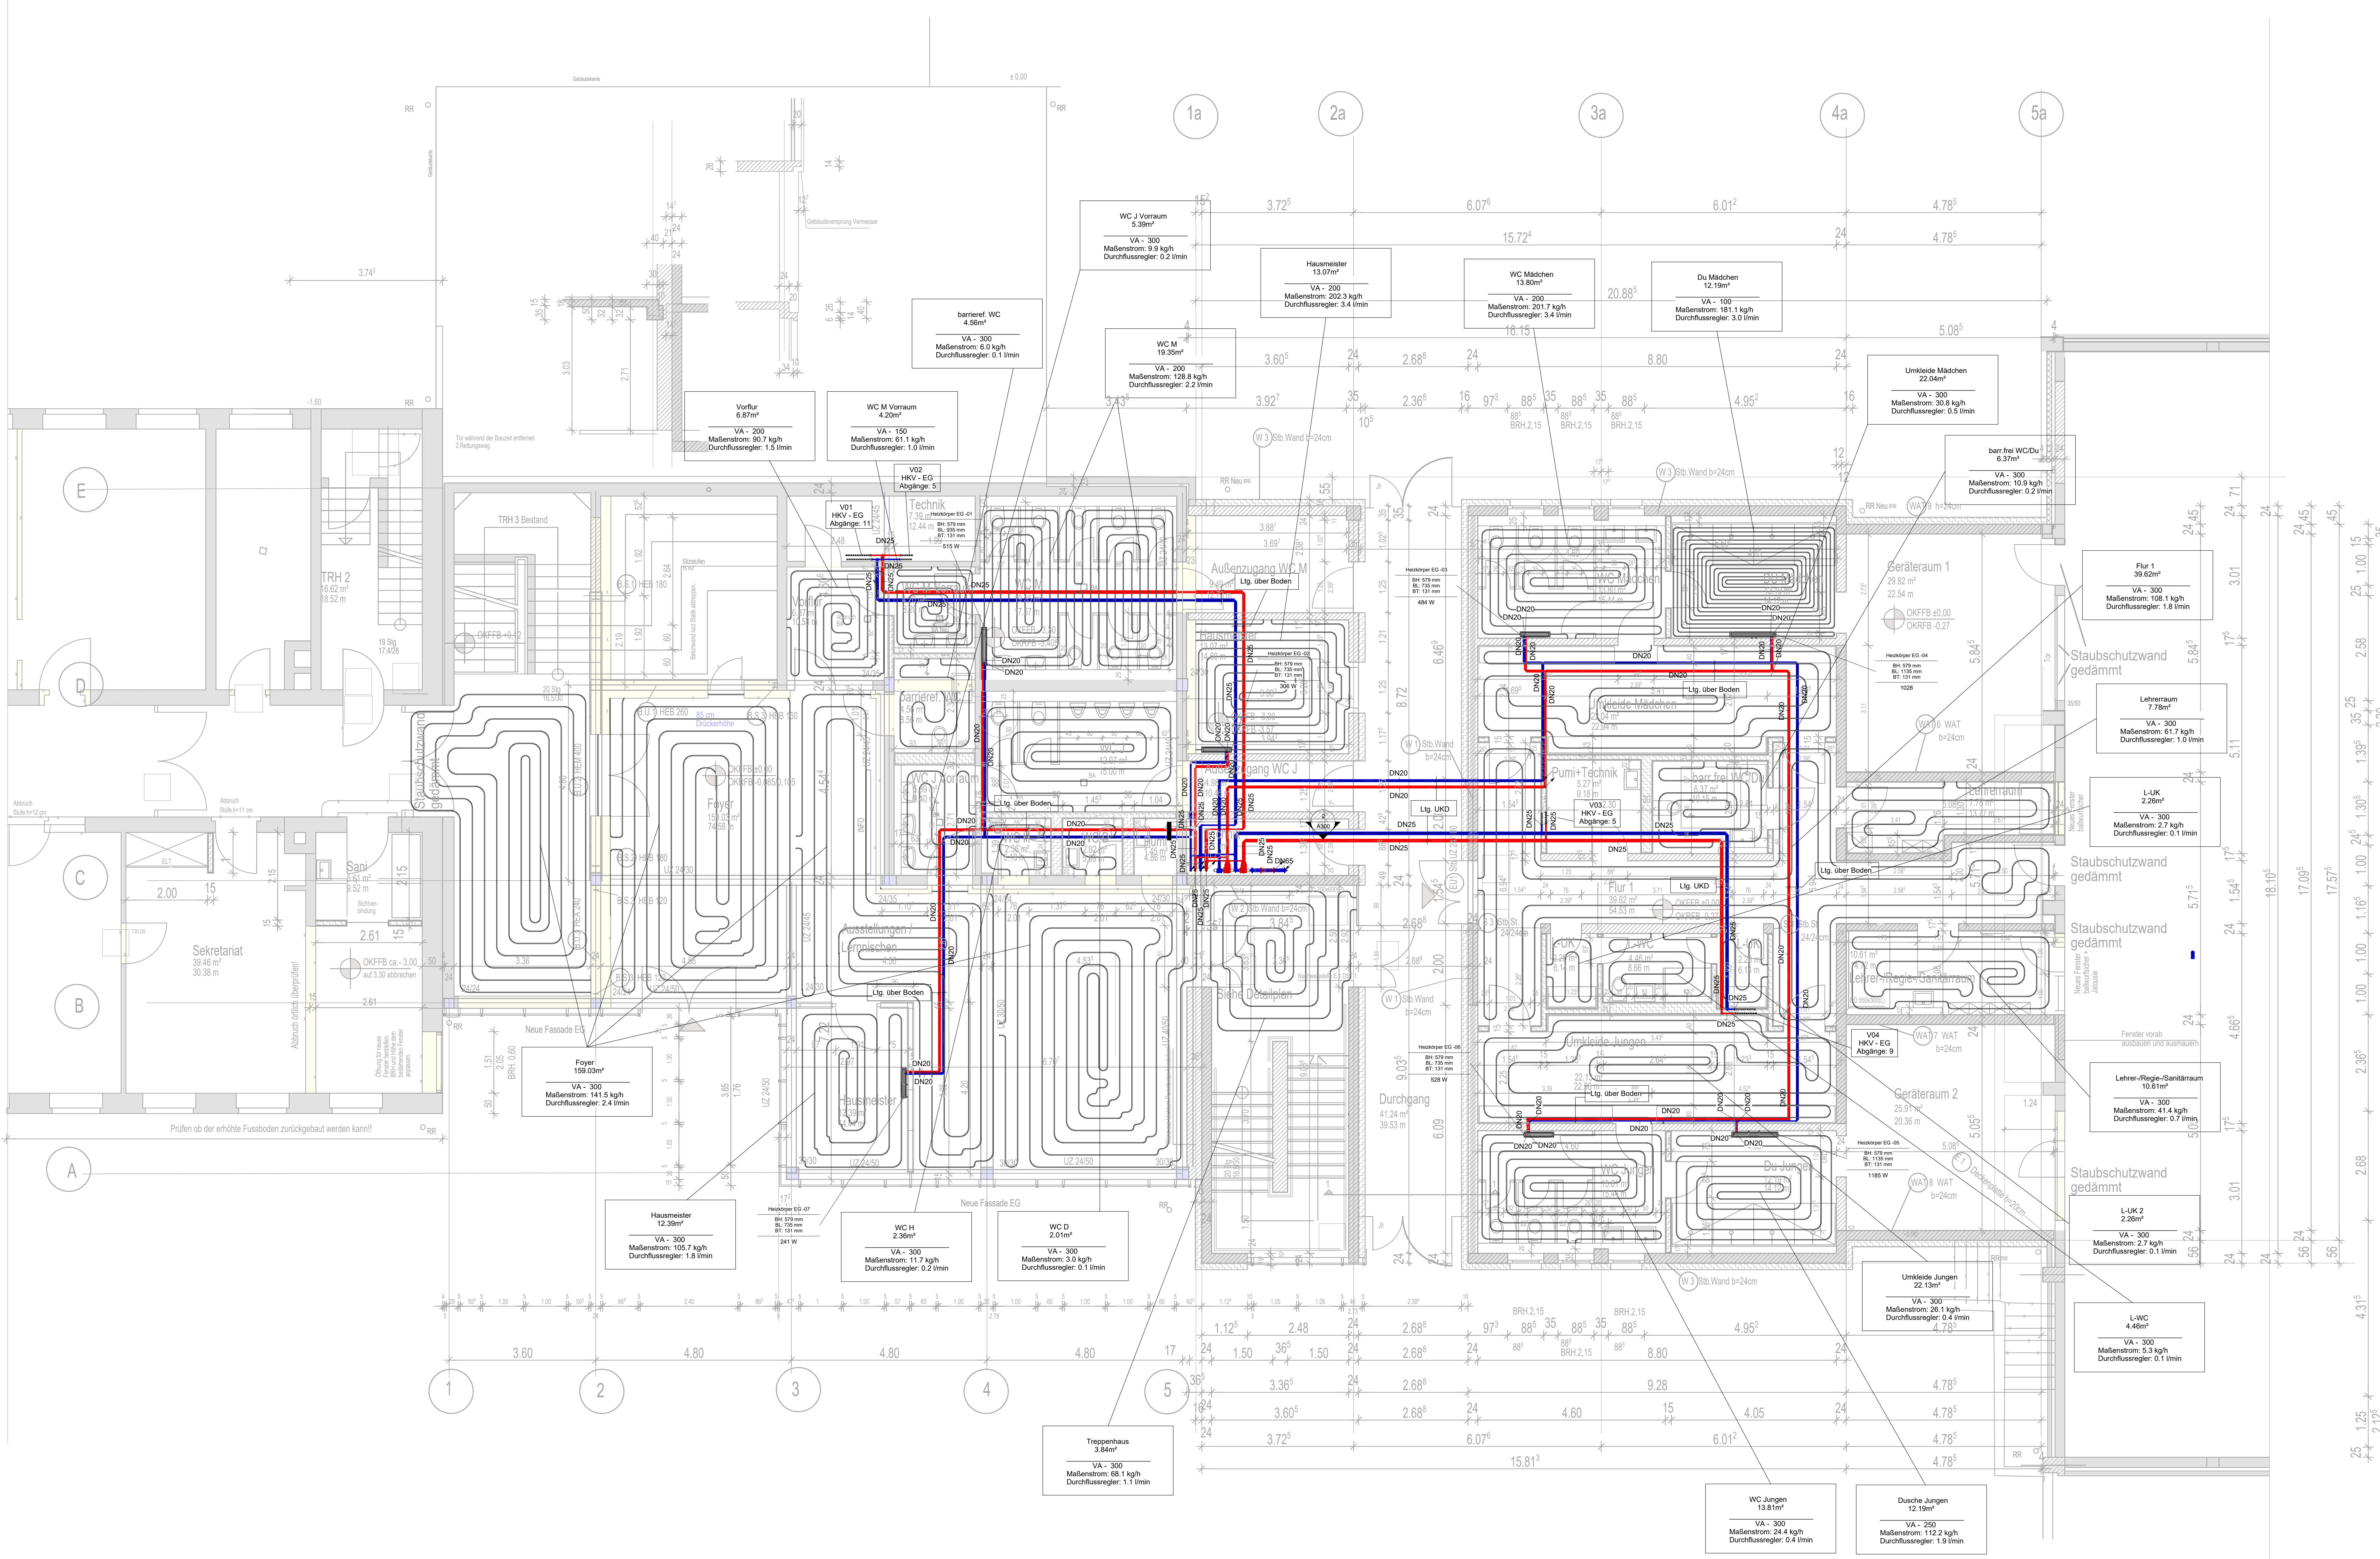

Legende

Umwälzpumpe

3-Wege-Mischer

FBH-Verteiler


Verteiler

Heizkreis

Heizkörper

Rücklauf

Vorlauf

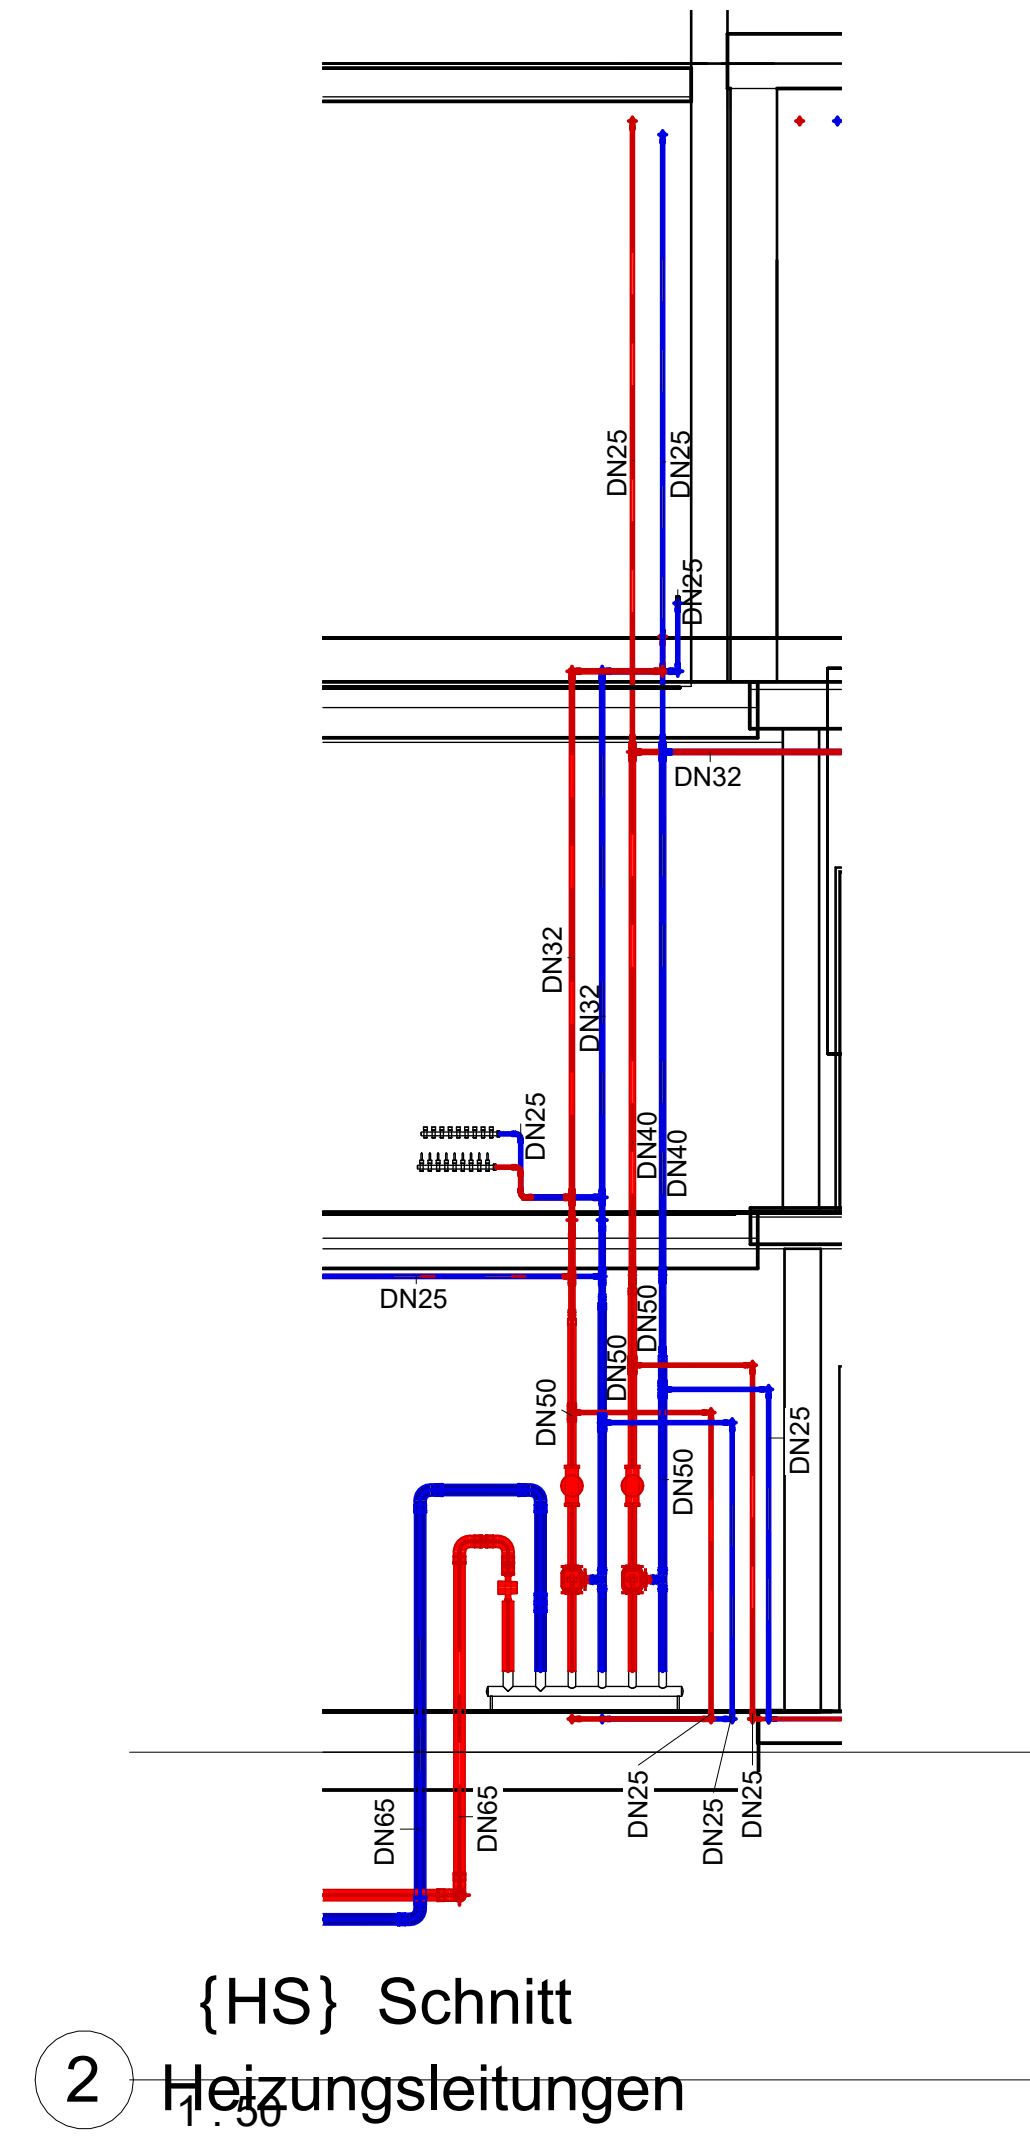

Index

Aenderung

Name

Datum

Siegen Maderbach Lennestadt
Bergisch Gladbach

Energie-, Gebäude- und
Klimatechnik

Heizung Klima Sanitär Elektro
Planung Beratung Koordination

Ingenieurgesellschaft Dr.-Ing. A. Henne mbH
Bismarckstraße 78 57076 Siegen

Telefon: 0271 / 77243-0
Telefax: 0271 / 77243-50
E-Mail: info@ing-henne.de
Internet: dr-ing-henne.de

Projekt:

Umbau und Erweiterung der
OGS Johannesschule
Grünwaldstraße 13
59846 Sundern

Bauherr:

Stadt Sundern
Rathausplatz 1
59846 Sundern

Planbezeichnung:

Heizungsinstallation DIN 18380
Grundriss Erdgeschoss

Gezeichnet: J.L.

Geprüft: L.J.

Maßstab:

1 : 50

Eingangsdatum: 06.03.2026

Datum: 31.07.2026

Zeichnungs-Nr.: 900-2025_OGS_Sundern-JS-LPHS-EG_Heizung

Projekt - Nr.: 900-2025

Index:

Gewerk: H

Prüf- und Genehmigungsvermerke

Ausführung