



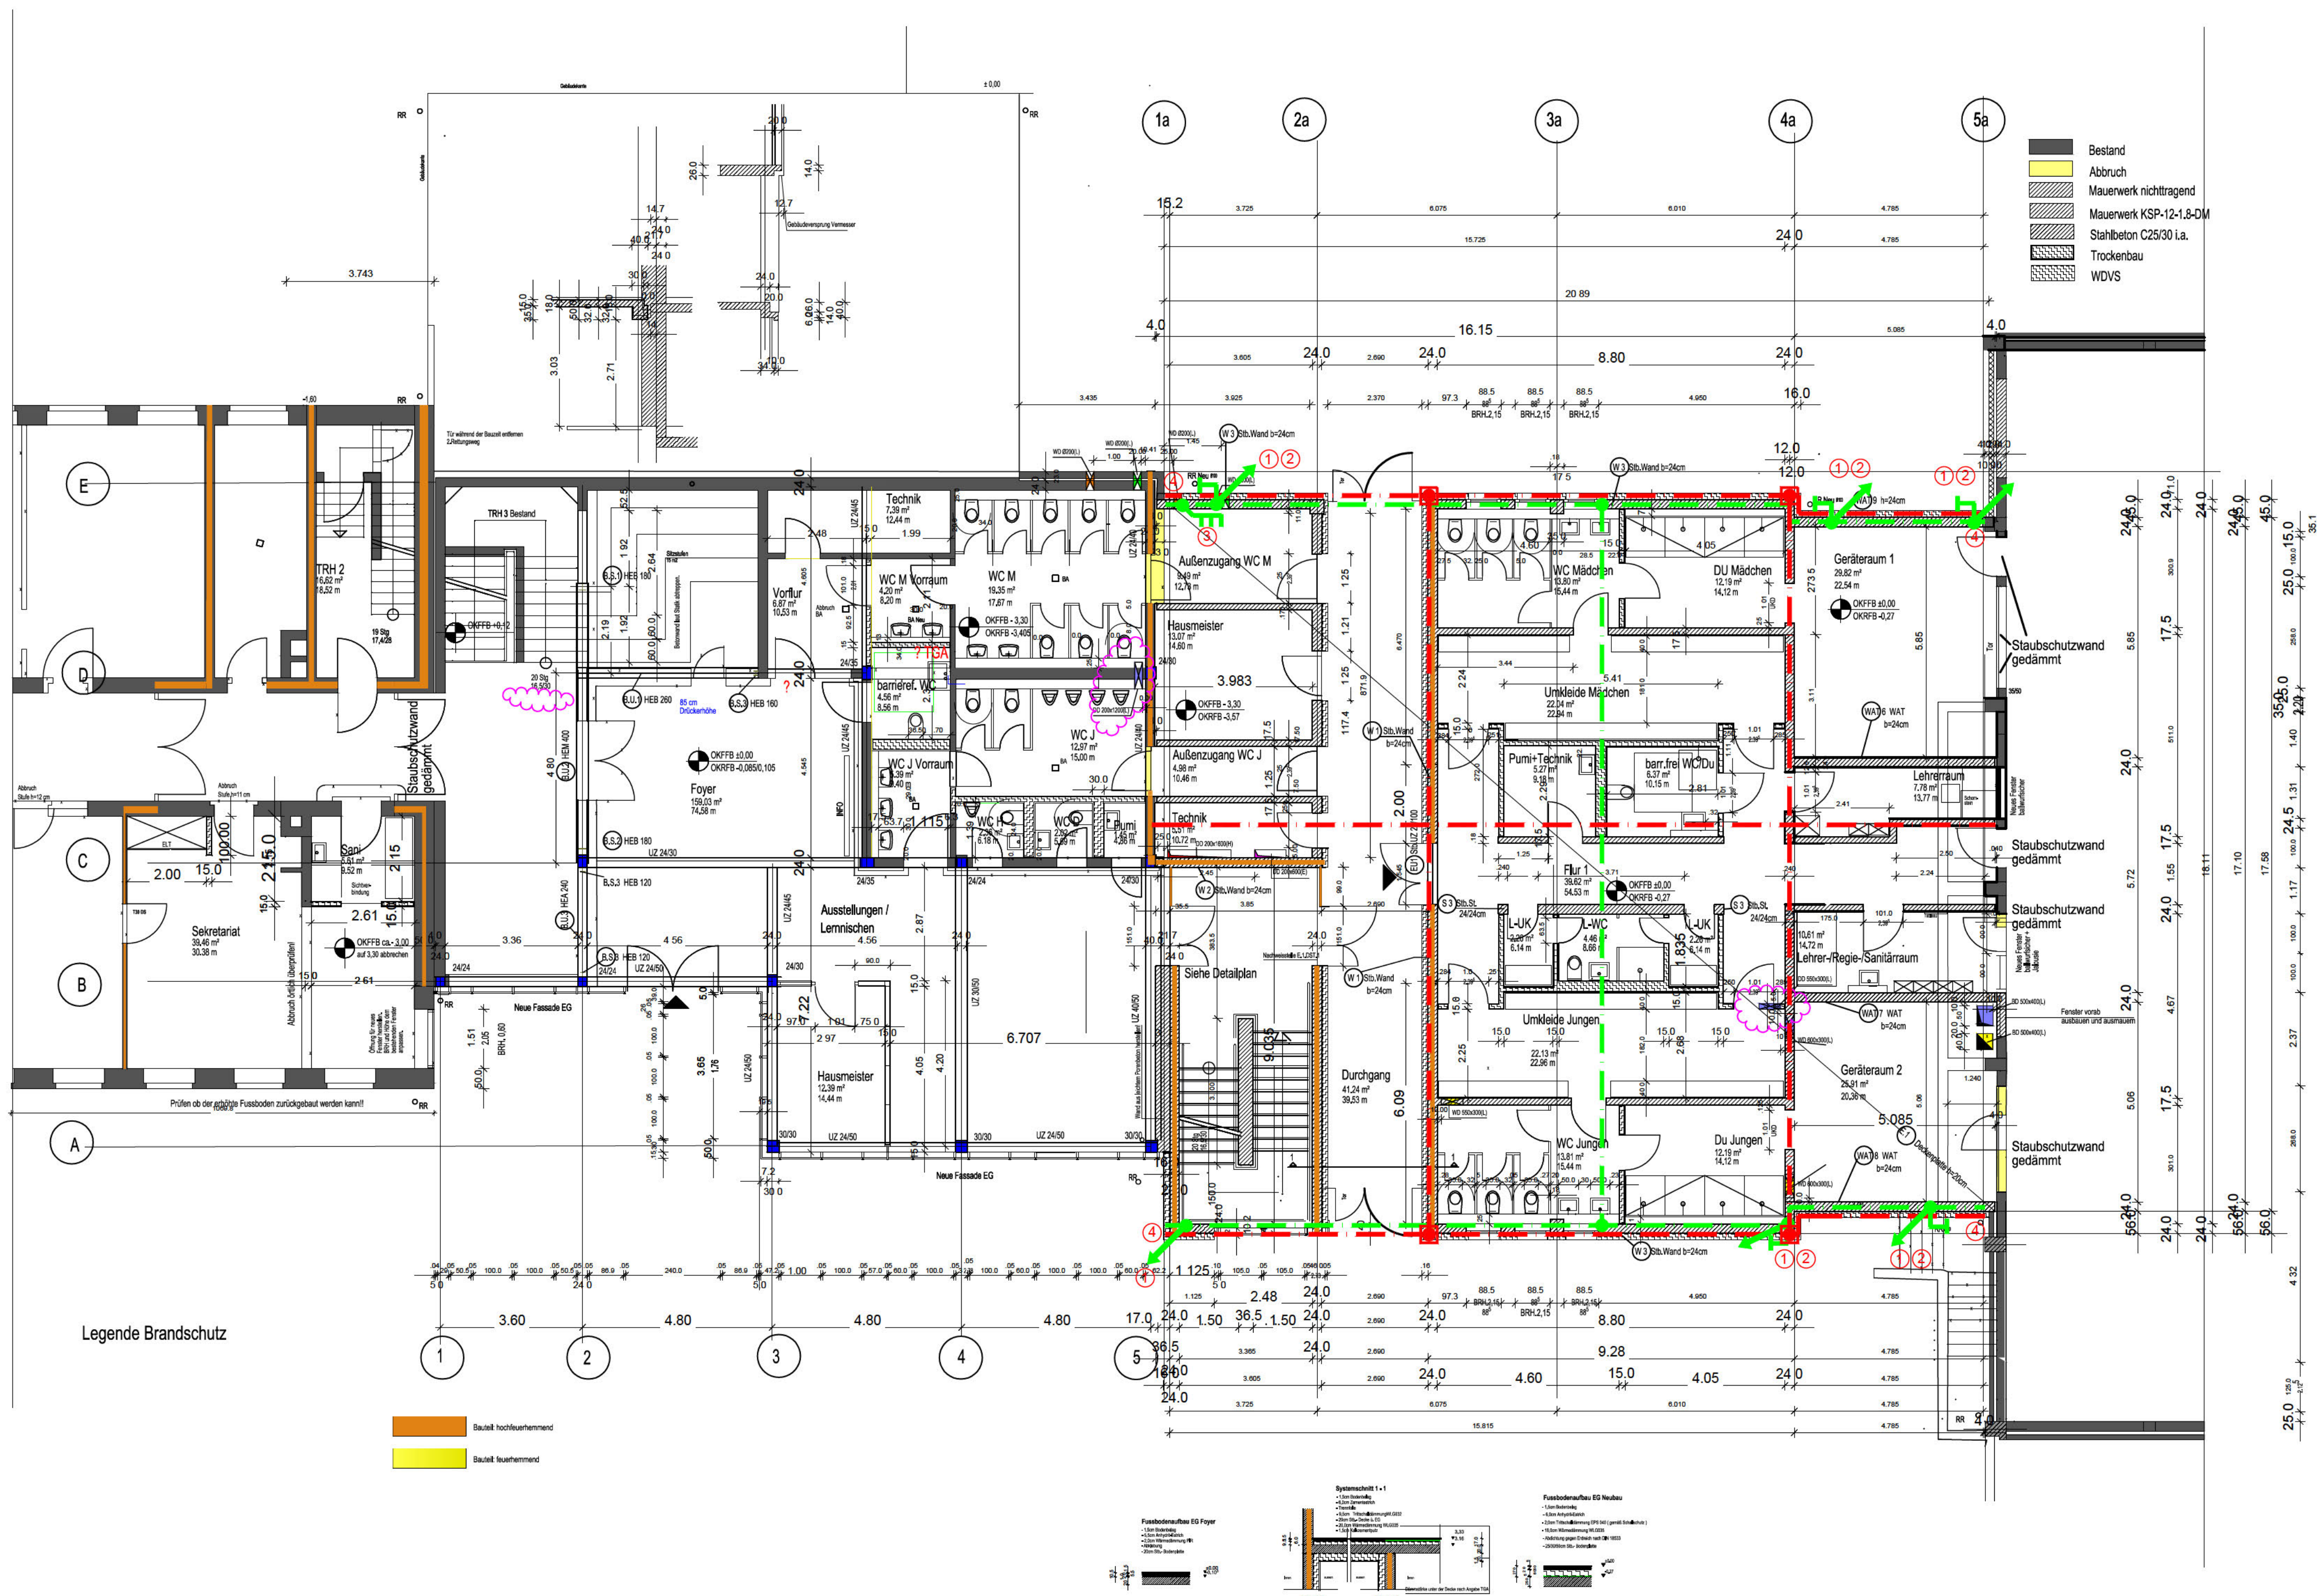

- LEGENDE
FUNDAMENTEURDER/BLITZSCHUTZ
- Fundamenteurder aus Edelstahl V4A, Rundleiter Ø 10 mm
 - 1 Anschlussfahne aus Edelstahl V4A, Rundleiter Ø 10 mm, als Gebäudeableitung verlegen
 - 2 Anschluss an Regenfallrohr
 - 3 Potentialausgleichschiene
 - 4 Anschluss an vorh. Fundamenteurder

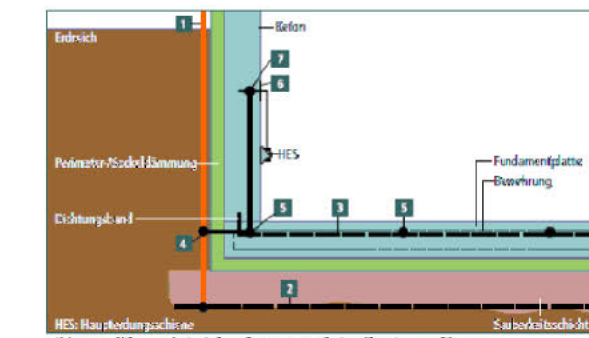

- 1 Ringerder Masche 10x10 m unter Sauberkeitsschicht
- 2 Funktionspotentialausgleichsleiter in Bodenplatte Masche 20x20 m

Index	Änderung	Name	Datum
			10.02.2026

Projekt: Umbau und Erweiterung der OGS Johannesschule
Grünwaldstraße 13
59846 Sundern

Bauherr: Stadt Sundern Abt. 3.3
Rathausplatz 1
59846 Sundern

Planbezeichnung:
Fundamenteurder-Blitzschutz DIN 18384
Grundriss Erdgeschoss

Maßstab:
1:100
Gewerk: F

Prüf- und Genehmigungsvermerke

Entwurf