


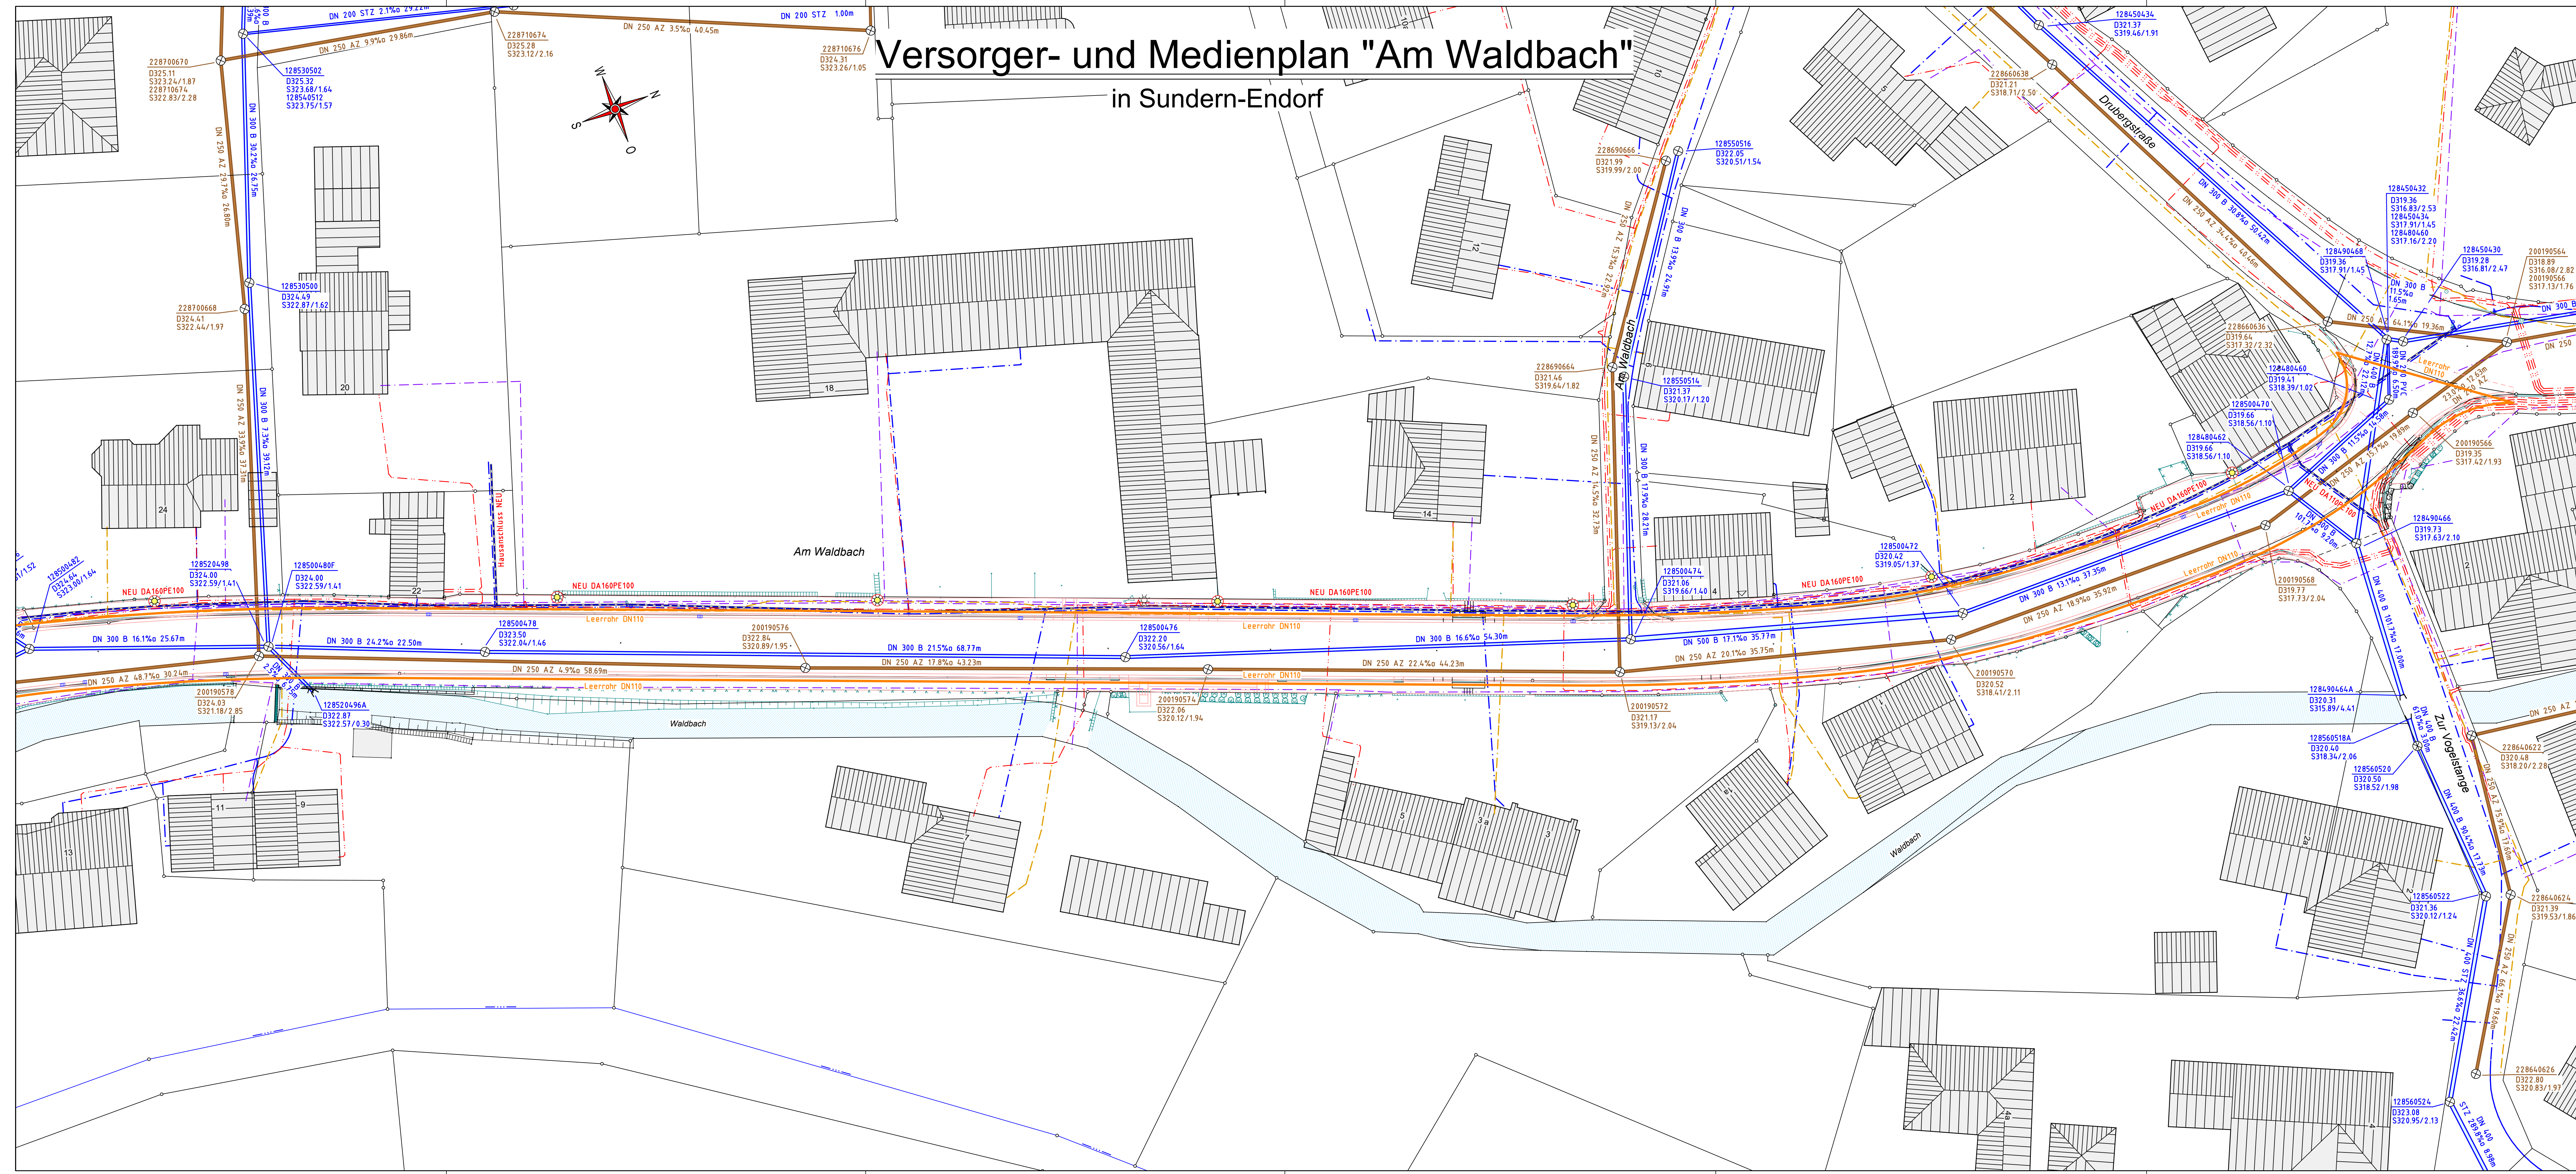

Versorger- und Medienplan "Am Waldbach"

in Sundern-Endorf

Zeichenerklärung

Planung

- Neue Wasserleitung
- Leerrohr DN110 für Glasfaser

Bestand

- Vorh. Schmutzwasserkanal
- Vorh. Regenwasserkanal
- Vorh. Wasserleitung (nur nachrichtliche Darstellung)
- Vorh. Gasleitung (nur nachrichtliche Darstellung)
- Vorh. Stromleitung (nur nachrichtliche Darstellung)
- Vorh. Telekommunikationsleitung (nur nachrichtliche Darstellung)

FINGER BAUPLAN
PLANUNGSBÜRO FÜR BAUWESEN

Projektsteuerung
Verkehrs- und Freianlagen
Kanal- und Tiefbau
Kanalerfassung
Bauleitplanung
Baubewachung

Finger Bauplan GmbH
Slinke 47
59846 Sundern
Fon 0 29 33 - 78 00 23
Fax 0 29 33 - 78 00 24
info@finger-bauplan.de
www.finger-bauplan.de

Projekt erstellt / ergänzt bzw. geändert	Datum	Sachbearb.	Gezeichnet
Leuchtenstandpunkte gem. lichte. Berechnung	30.07.2025	Finger	Spork
Fa. Trilux v. 10.10.2025	10.03.2026	Finger	Spork
Ergänzung Leerrohr DN110 Glasfaservorsorge	29.06.2026	Finger	Spork

Projekt Nr.: S-1384-2024

Blatt: S-4-9

Auftraggeber:

Stadt Sundern
(Sauerland)
Rathausplatz 1 - 59846 Sundern

Maßnahme:

**Gehwegerneuerung
Am Waldbach**
in Sundern-Endorf
im Zuge der Straßensanierung (HSK)
Ausführungsplanung

Darstellung: Versorger u. Medienplan
Lageplan Norden

Maßstab: 1 : 250

59846 Sundern, den 30.07.2025

59846 Sundern, den

Stadt Sundern
Rathausplatz 1
59846 Sundern

Auftraggeber