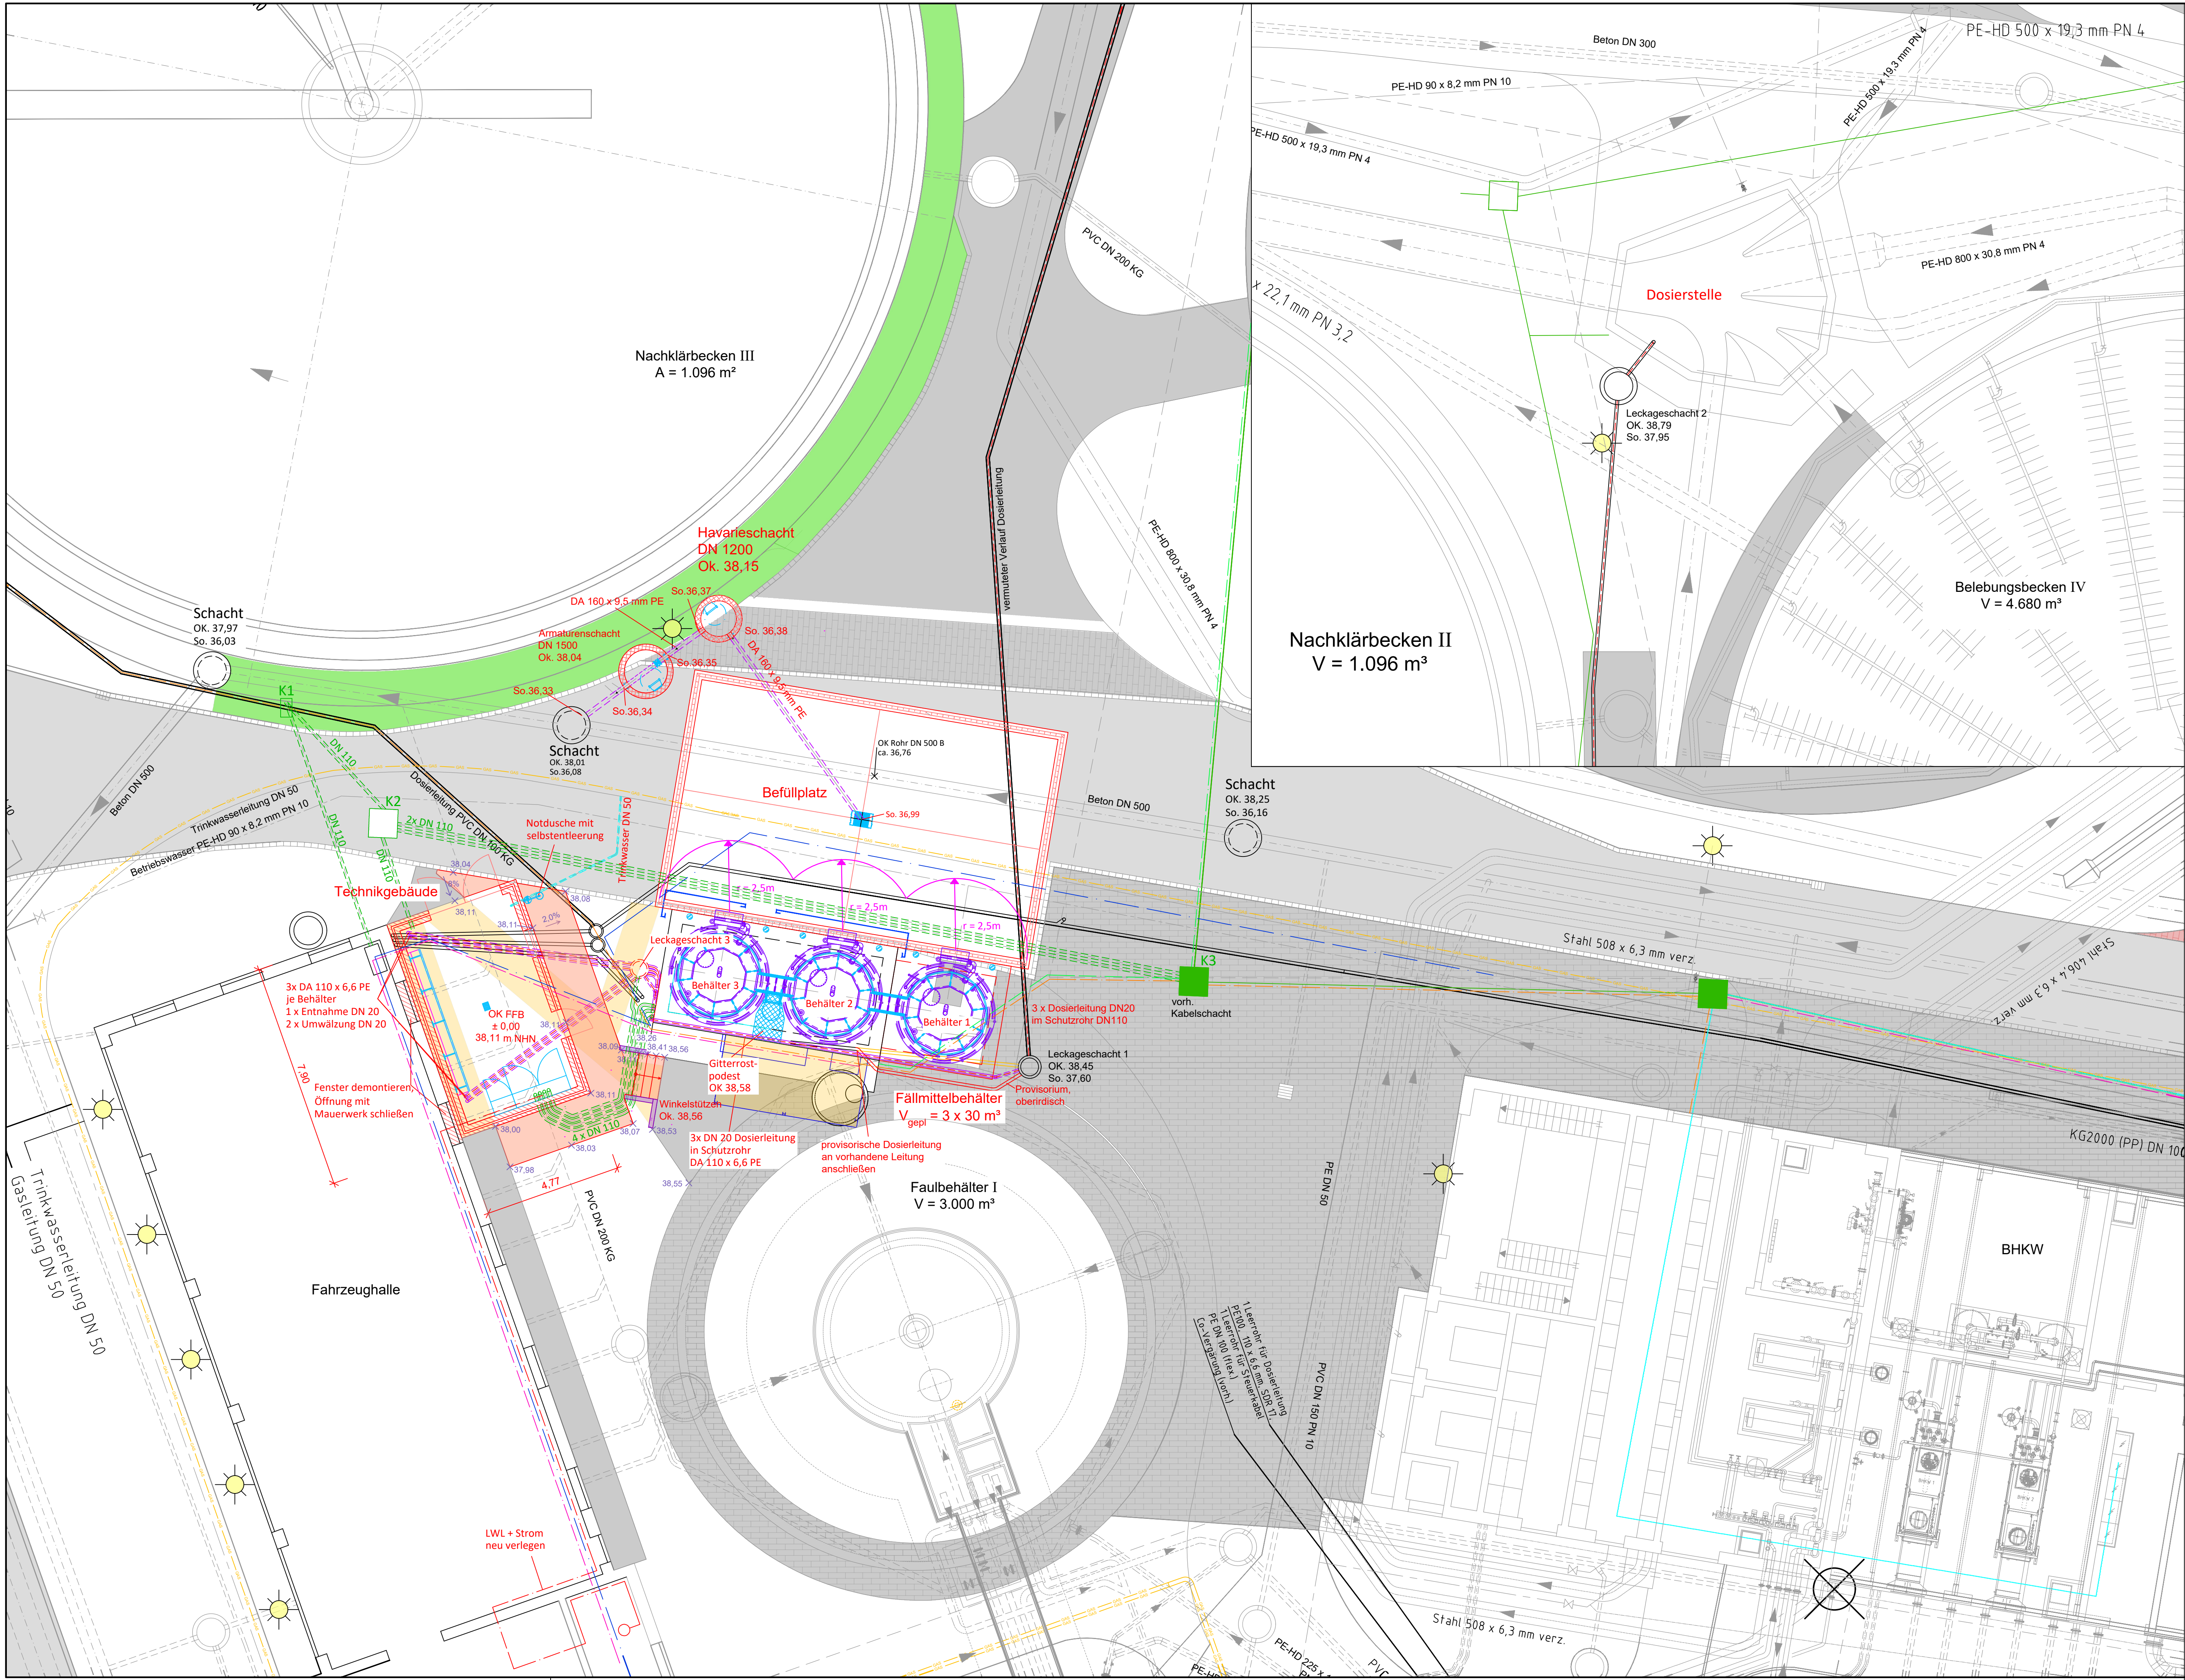


Der Empfänger dieser Zeichnung ist verpflichtet, diese vertraulich zu behandeln. Weitergabe sowie Vervielfältigung dieser Unterlage, Verwendung und Mitteilung ihres Inhaltes - auch auszugsweise - ist nicht gestattet, soweit nicht schriftlich zugestanden. Die hier gezeigten Anordnungen und Systeme sind unser geistiges Eigentum und stehen unter Urheberrecht. Alle Rechte vorbehalten.
Ing.-Büro
Rummler + Hartmann GmbH
Havixbeck, den 07.08.2026

ZEICHENERKLÄRUNG:

- Bauwerk, Bestand
- Bauwerk, geplant
- Asphalt, Bestand
- Pflaster, Bestand
- Wabenpflaster, geplant
- Pflaster, geplant
- Pflaster, entfällt
- Stahlteile, geplant
- Kabelleerrohr, geplant
- Rohrleitungen, geplant
- Trinkwasserleitung, geplant
- Leitungen, entfällt
- Gasleitung, Bestand
- Glasfaserleitung, Bestand
- Glasfaserleitung, geplant
- Dosierleitung, Bestand
- Beleuchtung, Bestand
- Pflasterhöhen, geplant

Sämtliche Maße und Winkel sind auf Übereinstimmung zu prüfen bzw. auf der Baustelle aufzunehmen. Die Ausführende Firma ist verpflichtet, die Übereinstimmung zwischen Zeichnung und Örtlichkeit festzustellen.

Anlage zur Ausschreibung

Bauherr - Auftraggeber

TBR Technische Betriebe Rheine

Eintragung • Einmündung • USt • USt • USt

TBR Technische Betriebe Rheine

Krs. Steinfurt, Reg.- Bez. Münster

Projekt:

Erneuerung der P-Fällungsanlagen auf der Kläranlage Rheine

Zchng.-Nr.: 2513-AFZ-01/25	Archiv-Nr.:	Zchng.-m²
Maßstab: 1:100	gez.:	gepr.:
Anlage:		

Ingenieurbüro Rummler + Hartmann GmbH

Havixbeck, im August 2026

Ingenieurbüro Rummler + Hartmann GmbH

Hohenholter Straße 14 a

48329 Havixbeck

Telefon: 02507 / 987 55 - 0

Fax: 02507 / 987 55 - 25

info@ingenieure-havixbeck.de

www.ingenieure-havixbeck.de

Abwassertransport

Abwasserreinigung

Wasserbau

Landschaftsplanung

Vorabzug

K:\DATEN\Rheine\Kläranlage\2513_Erneuerung Fällmittelanlage\AFZ\2513-AFZ-01 Lageplan.dwg