



K:\DATEN\Rheine\Kläranlage\2513_Erneuerung Fällmittelanlage\AFZ\2513-AFZ-05 Leckageschacht.dwg

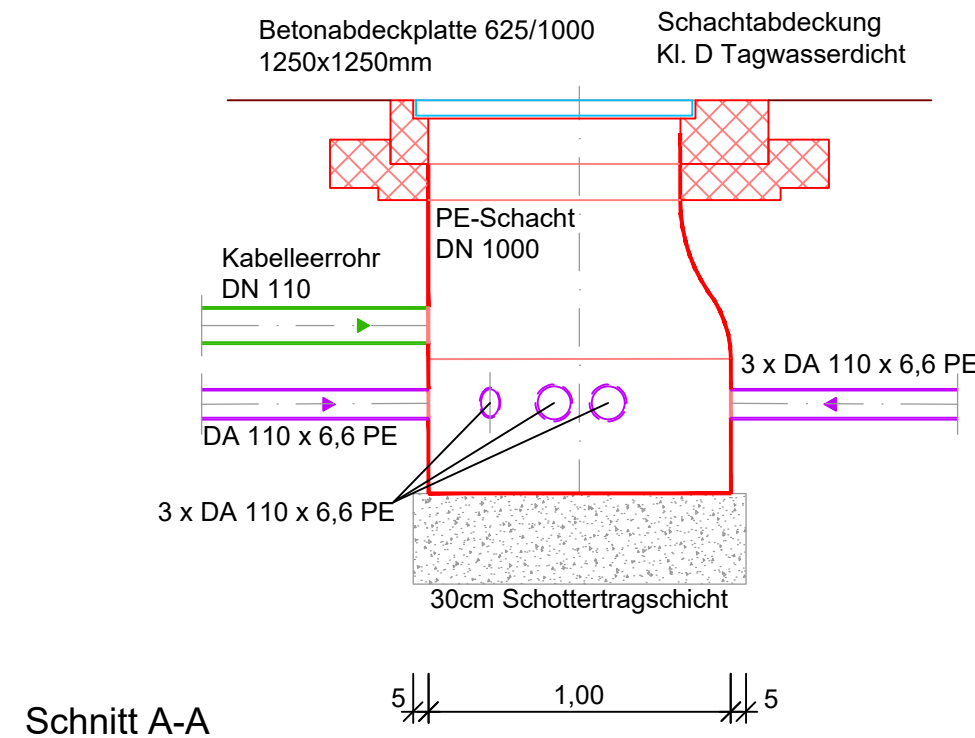

Schnitt A-A

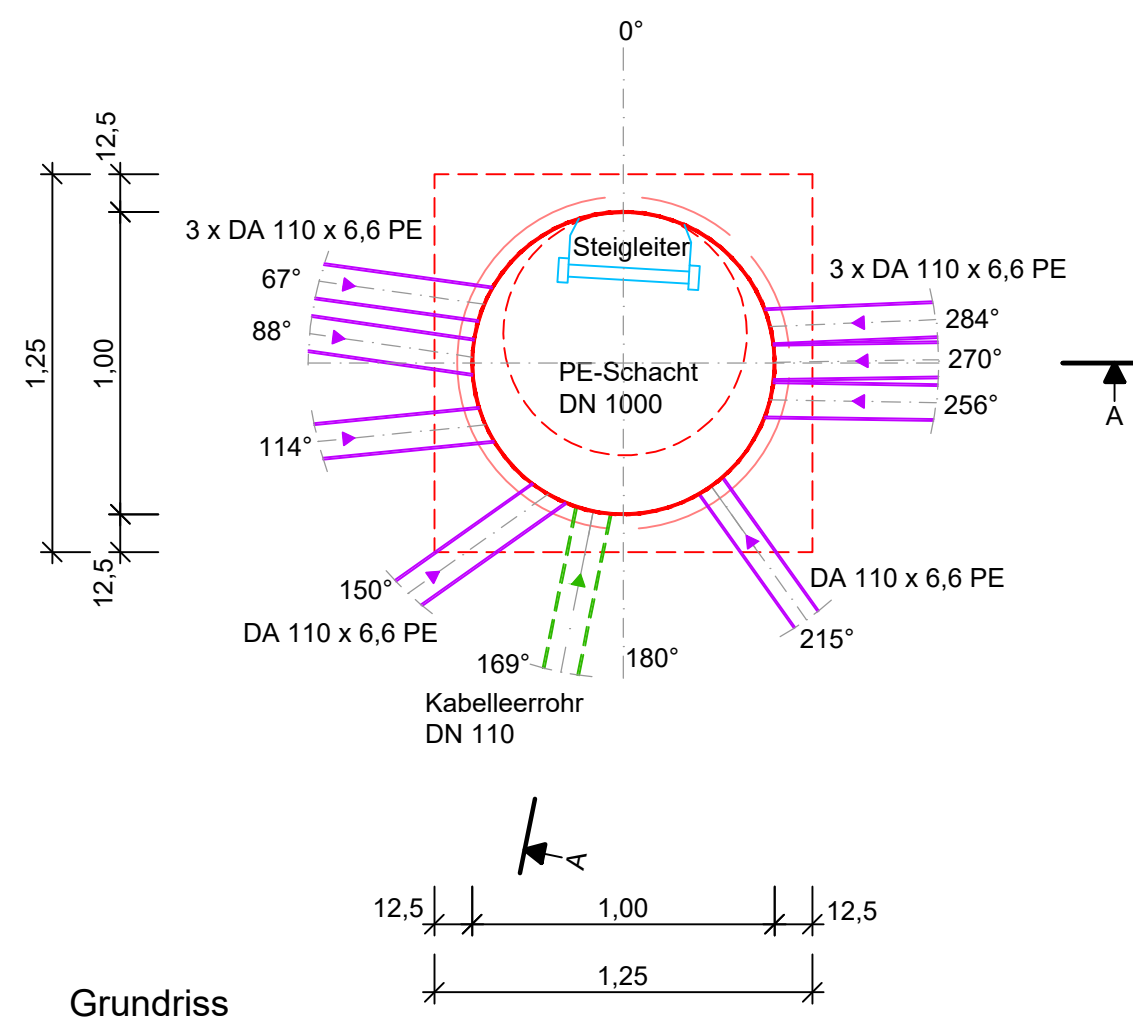

Grundriss

Sämtliche Maße und Winkel sind auf Übereinstimmung zu prüfen bzw. auf der Baustelle aufzunehmen. Die Ausführende Firma ist verpflichtet, die Übereinstimmung zwischen Zeichnung und Örtlichkeit festzustellen.

Der Empfänger dieser Zeichnung ist verpflichtet, diese vertraulich zu behandeln. Weitergabe sowie Vervielfältigung dieser Unterlage, Verwendung und Mitteilung ihres Inhaltes – auch auszugsweise – ist nicht gestattet, soweit nicht schriftlich zugestanden. Die hier gezeigten Anordnungen und Systeme sind unser geistiges Eigentum und stehen unter Urheberschutz. Alle Rechte vorbehalten.
Ing.-Büro
Rummler + Hartmann GmbH
Havixbeck, den 20.04.2026

ZEICHENERKLÄRUNG:

- Bauwerke geplant
- PE-Leitung geplant
- Kabelleerrohr geplant
- Stahlteile geplant


Anlage zur Ausschreibung



Bauherr - Auftraggeber
TBR Technische Betriebe Rheine
Krs. Steinfurt, Reg.- Bez. Münster

Projekt:
Erneuerung der P-Fällungsanlagen
auf der Kläranlage Rheine

Ausführungszeichnung Leckageschacht	Zchnng.-Nr.: 2513-AFZ-05/25	Archiv-Nr.:	Zchnng.: m ²
	Maßstab: 1 : 25	gez.: Al.	gepr.:
	Anlage:		

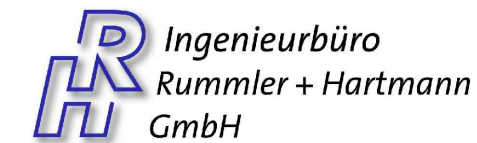

Ingenieurbüro
Rummler + Hartmann
GmbH

■ Abwassertransport ■ Wasserbau
■ Abwasserreinigung ■ Landschaftsplanung

Havixbeck, im April 2026
Ingenieurbüro
Rummler + Hartmann GmbH
Hohenholter Straße 14 a
48329 Havixbeck
Telefon: 02507 / 987 55 - 0
Fax: 02507 / 987 55 - 25
info@ingenieure-havixbeck.de
www.ingenieure-havixbeck.de



Vorabzug

K:\DATEN\Rheine\Kläranlage\2513_Erneuerung Fällmittelanlage\AFZ\2513-AFZ-05 Leckageschacht.dwg