


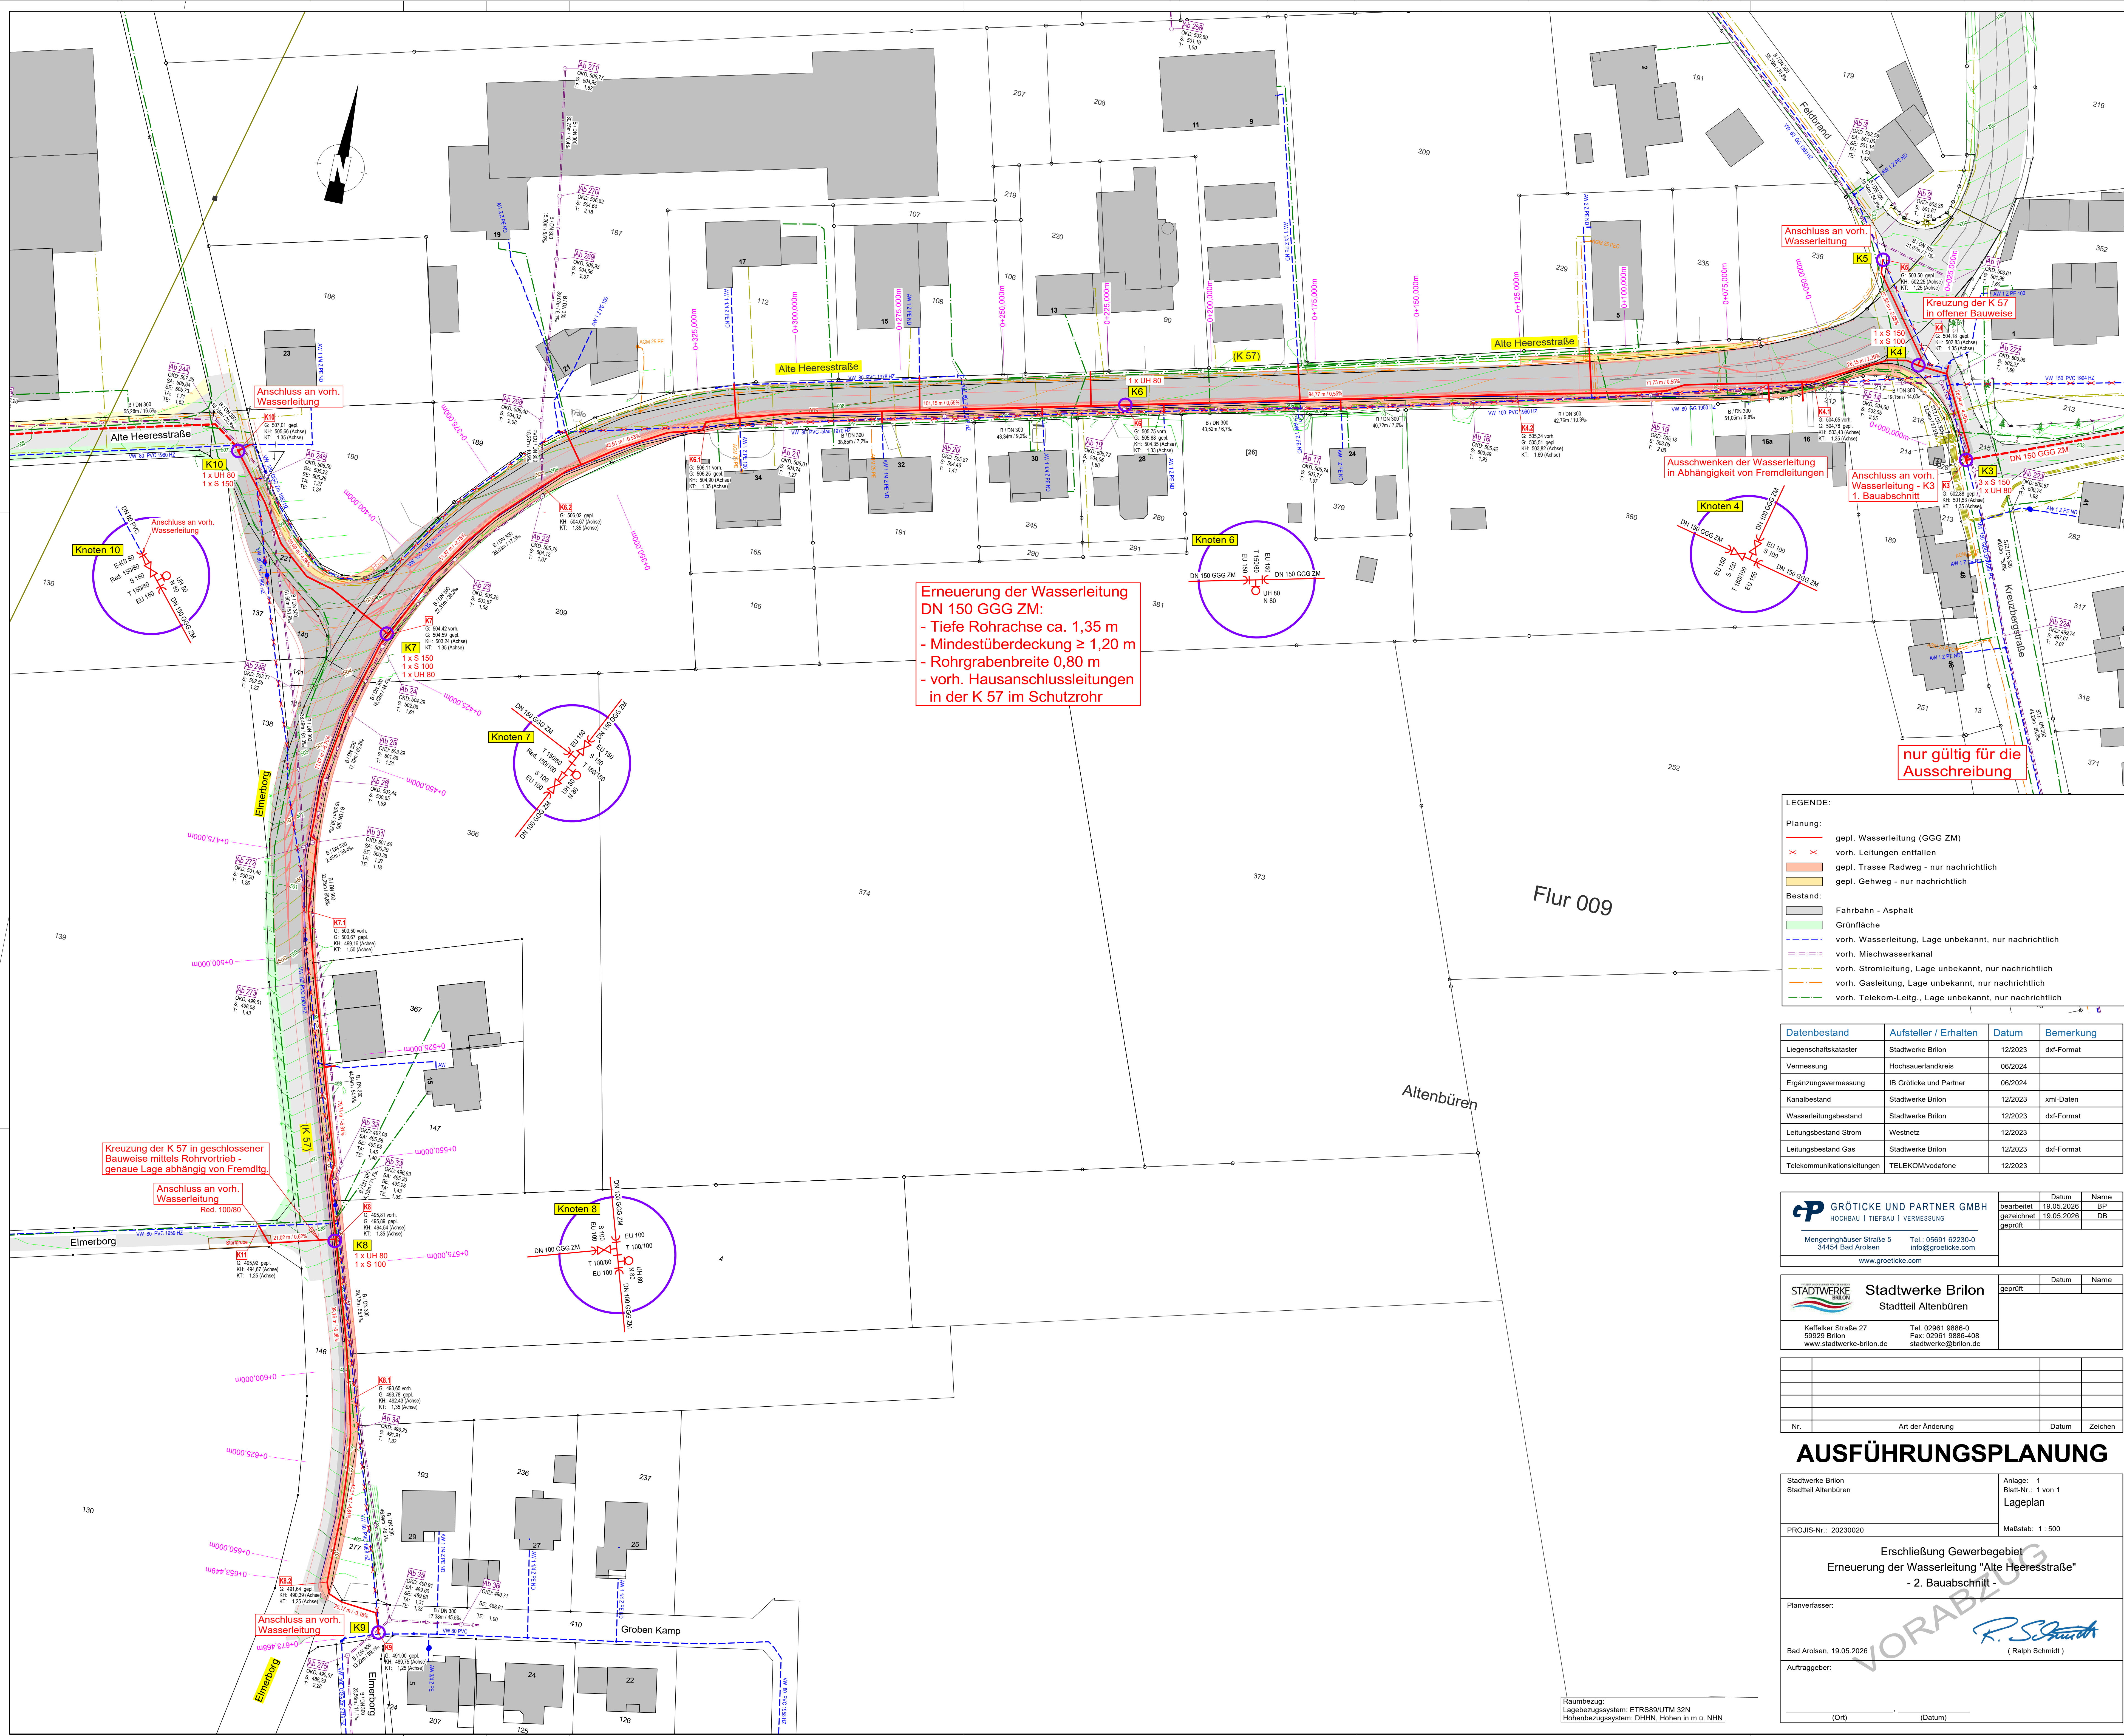

Erneuerung der Wasserleitung
DN 150 GGG ZM:
- Tiefe Rohrachse ca. 1,35 m
- Mindestüberdeckung $\geq 1,20$ m
- Rohrgrabenbreite 0,80 m
- vorh. Hausanschlussleitungen
in der K 57 im Schutzrohr

LEGENDE:

Planung:	gepl. Wasserleitung (GGG ZM)
×	vorh. Leitungen entfallen
—	gepl. Trasse Radweg - nur nachrichtlich
—	gepl. Gehweg - nur nachrichtlich
Bestand:	Fahrbahn - Asphalt
—	Grünfläche
—	vorh. Wasserleitung, Lage unbekannt, nur nachrichtlich
—	vorh. Mischwasserkanal
—	vorh. Stromleitung, Lage unbekannt, nur nachrichtlich
—	vorh. Gasleitung, Lage unbekannt, nur nachrichtlich
—	vorh. Telekom-Leitg., Lage unbekannt, nur nachrichtlich

Datenbestand	Aufsteller / Erhalten	Datum	Bemerkung
Liegenschaftskataster	Stadtwerke Brilon	12/2023	dx-Format
Vermessung	Hochsauerlandkreis	06/2024	
Ergänzungvermessung	IB Grötcke und Partner	06/2024	
Kanalbestand	Stadtwerke Brilon	12/2023	xml-Daten
Wasserleitungsbestand	Stadtwerke Brilon	12/2023	dx-Format
Leistungsbestand Strom	Westnetz	12/2023	
Leistungsbestand Gas	Stadtwerke Brilon	12/2023	dx-Format
Telekommunikationsleitungen	TELEKOM/vodafone	12/2023	

	GRÖTCKE UND PARTNER GMBH HOCHBAU TIEFBAU VERMESSUNG Mengershäuser Straße 5 34454 Bad Arolsen Tel.: 05691 62230-0 info@groetcke.com www.groetcke.com	bearbeitet	Datum	Name
		gezeichnet	19.05.2026	BP
		geprüft	19.05.2026	DB

	Stadtwerke Brilon Stadteil Altenbüren Keffelker Straße 27 59929 Brilon www.stadtwerke-brilon.de	geprüft	Datum	Name

Nr.	Art der Änderung	Datum	Zeichen

AUSFÜHRUNGSPLANUNG

Stadtwerke Brilon Stadteil Altenbüren	Anlage: 1 Blatt-Nr.: 1 von 1 Lageplan
PROJIS-Nr.: 20230020	Maßstab: 1 : 500
Erschließung Gewerbegebiet Erneuerung der Wasserleitung "Alte Heeresstraße" - 2. Bauabschnitt	
Planverfasser:	
Bad Arolsen, 19.05.2026	 (Ralph Schmidt)
Auftraggeber:	
(Ort)	(Datum)

Raumbezug:
Lagebezugssystem: ETRS89/UTM 32N
Höhenbezugssystem: DHHN, Höhen in m ü. NHN