


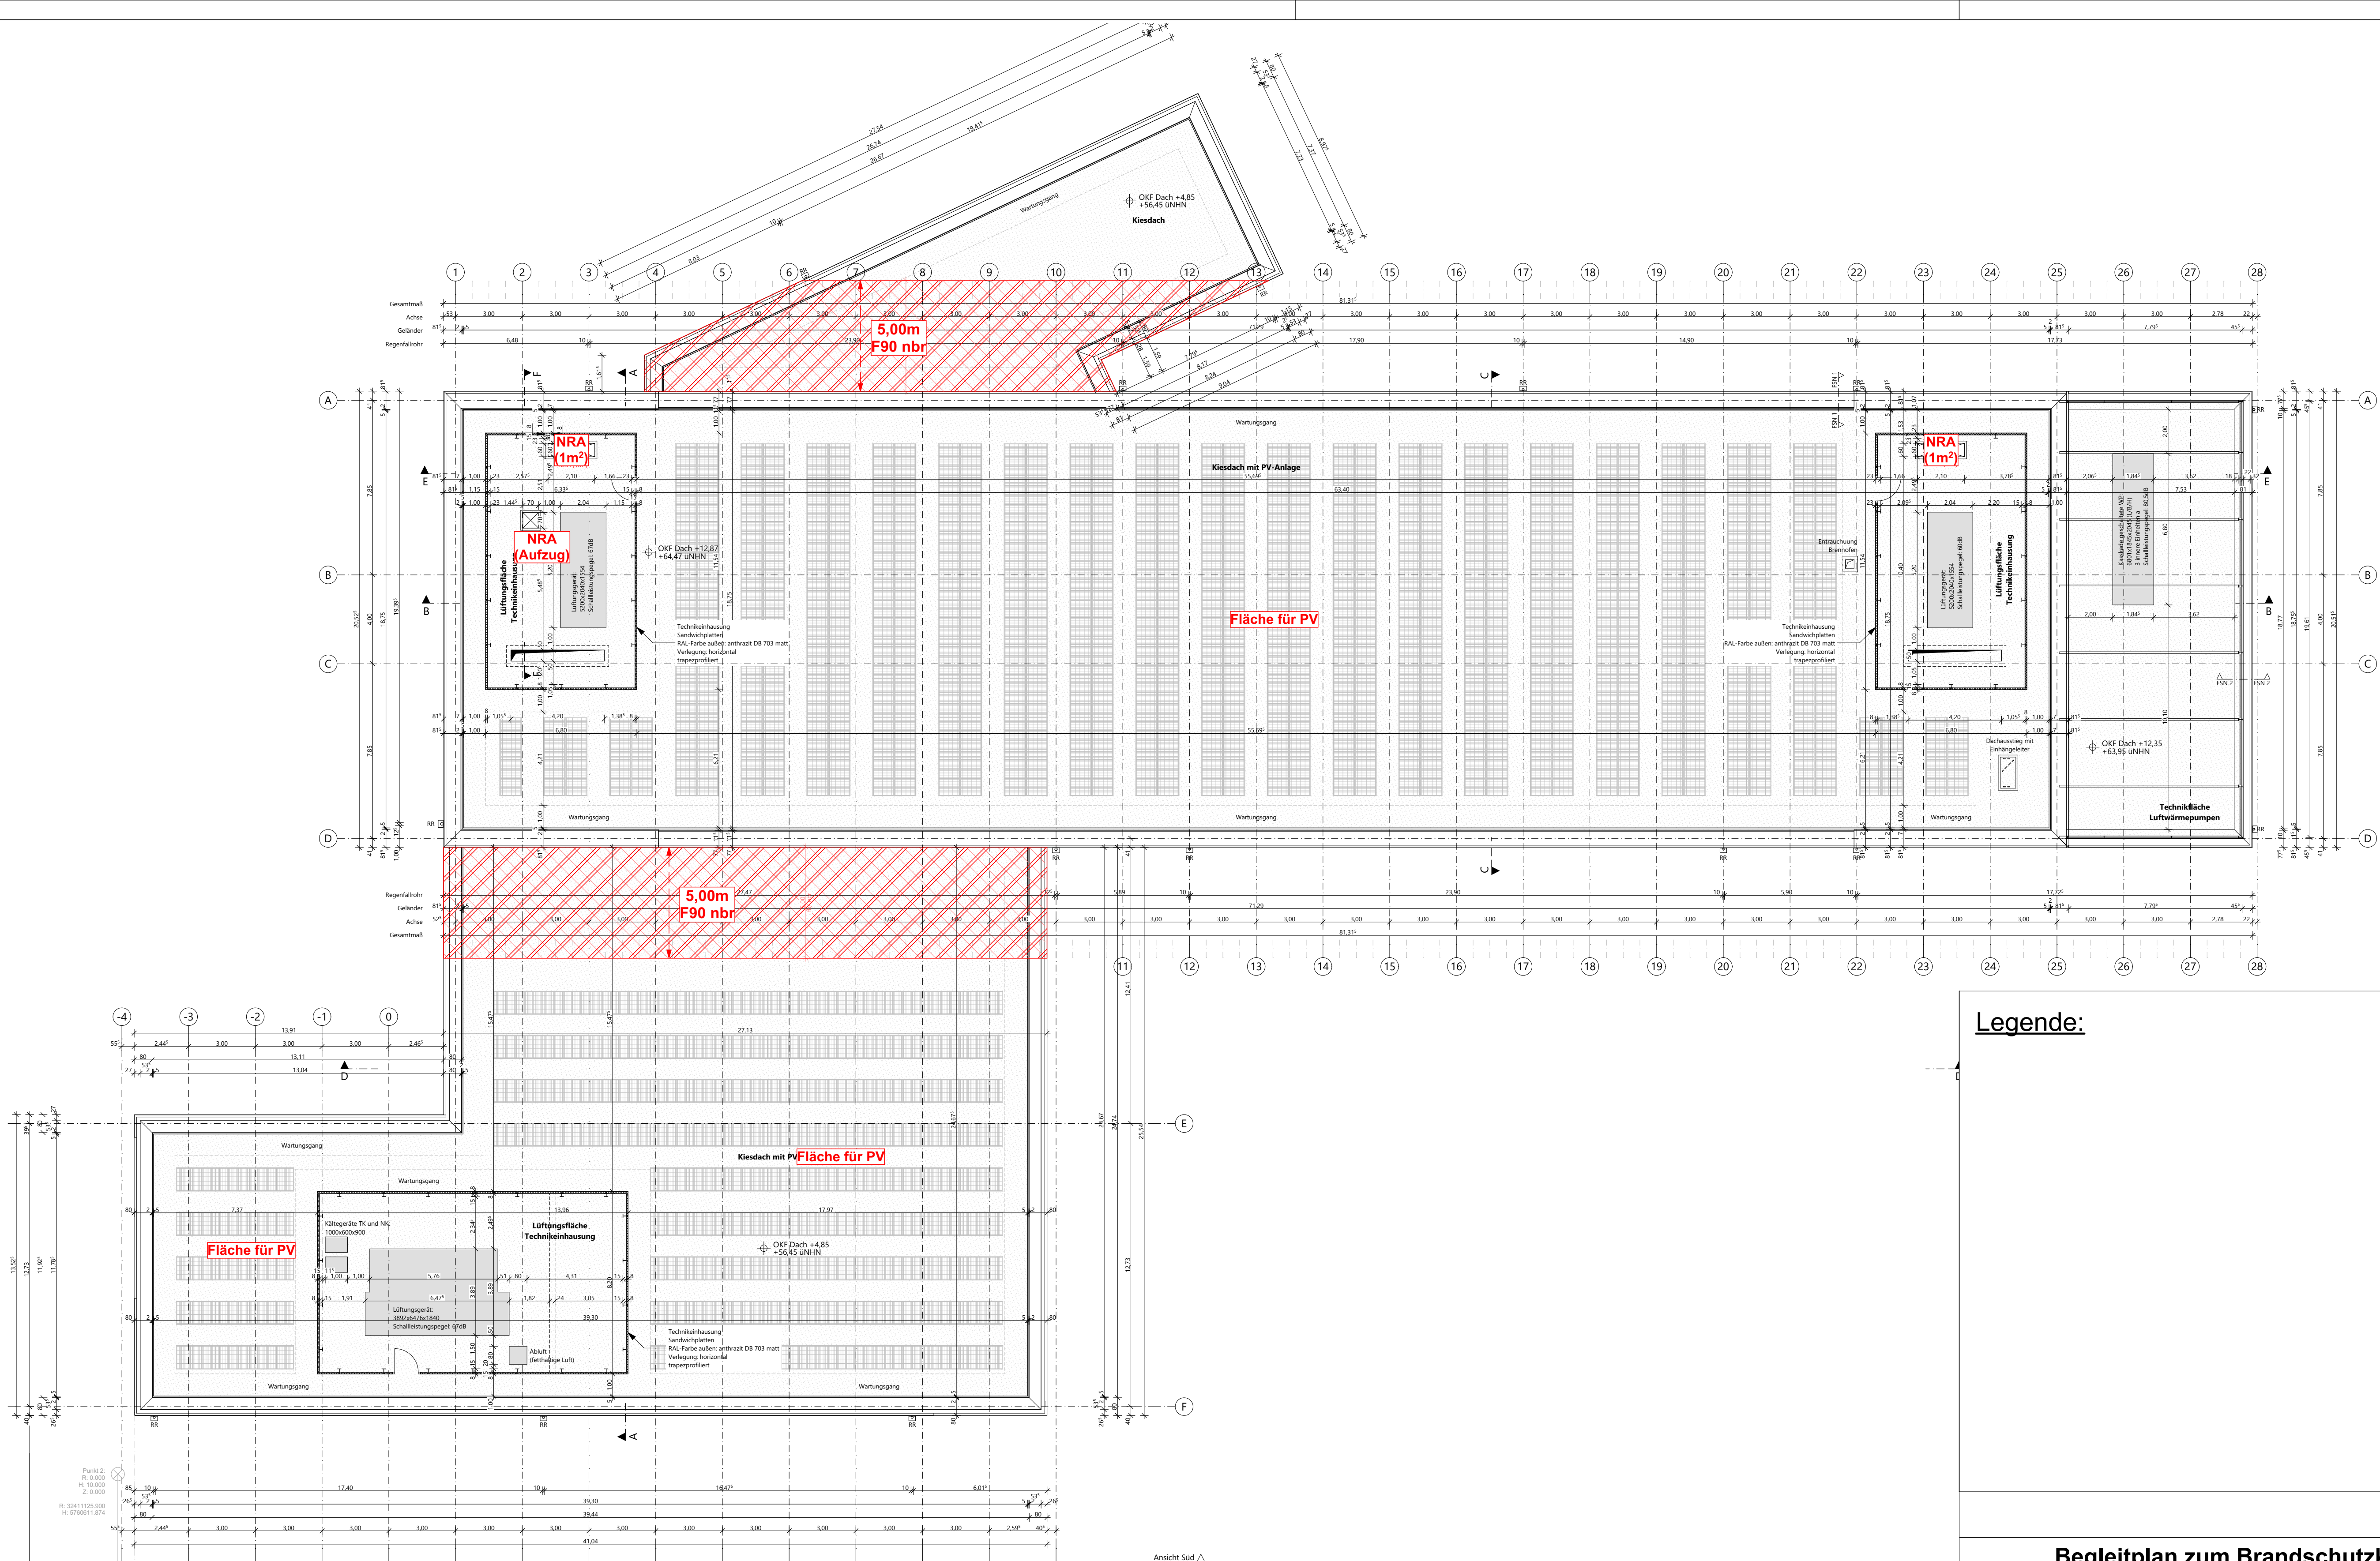

Legende:

Begleitplan zum Brandschutzkonzept

Hagebölling
Brandschutzplanungs- und
-beratungsgesellschaft mbH
Rekener Straße 33, 48653 Coesfeld

Dachaufsicht	Projekt Neubau Matthias Claudius Schule
Gebäudeklasse: 5 (4) Brandmeldetechnik: Kat. 1	Heriburgstraße 17-19 48157 Münster-Handorf LP4

Datum: 27.03.2026 Maßstab: 1:150 Blattgröße: DIN A1	Bauherrschaft Bauwerke Münster GmbH Klemensstraße 10 48143 Münster
---	---