
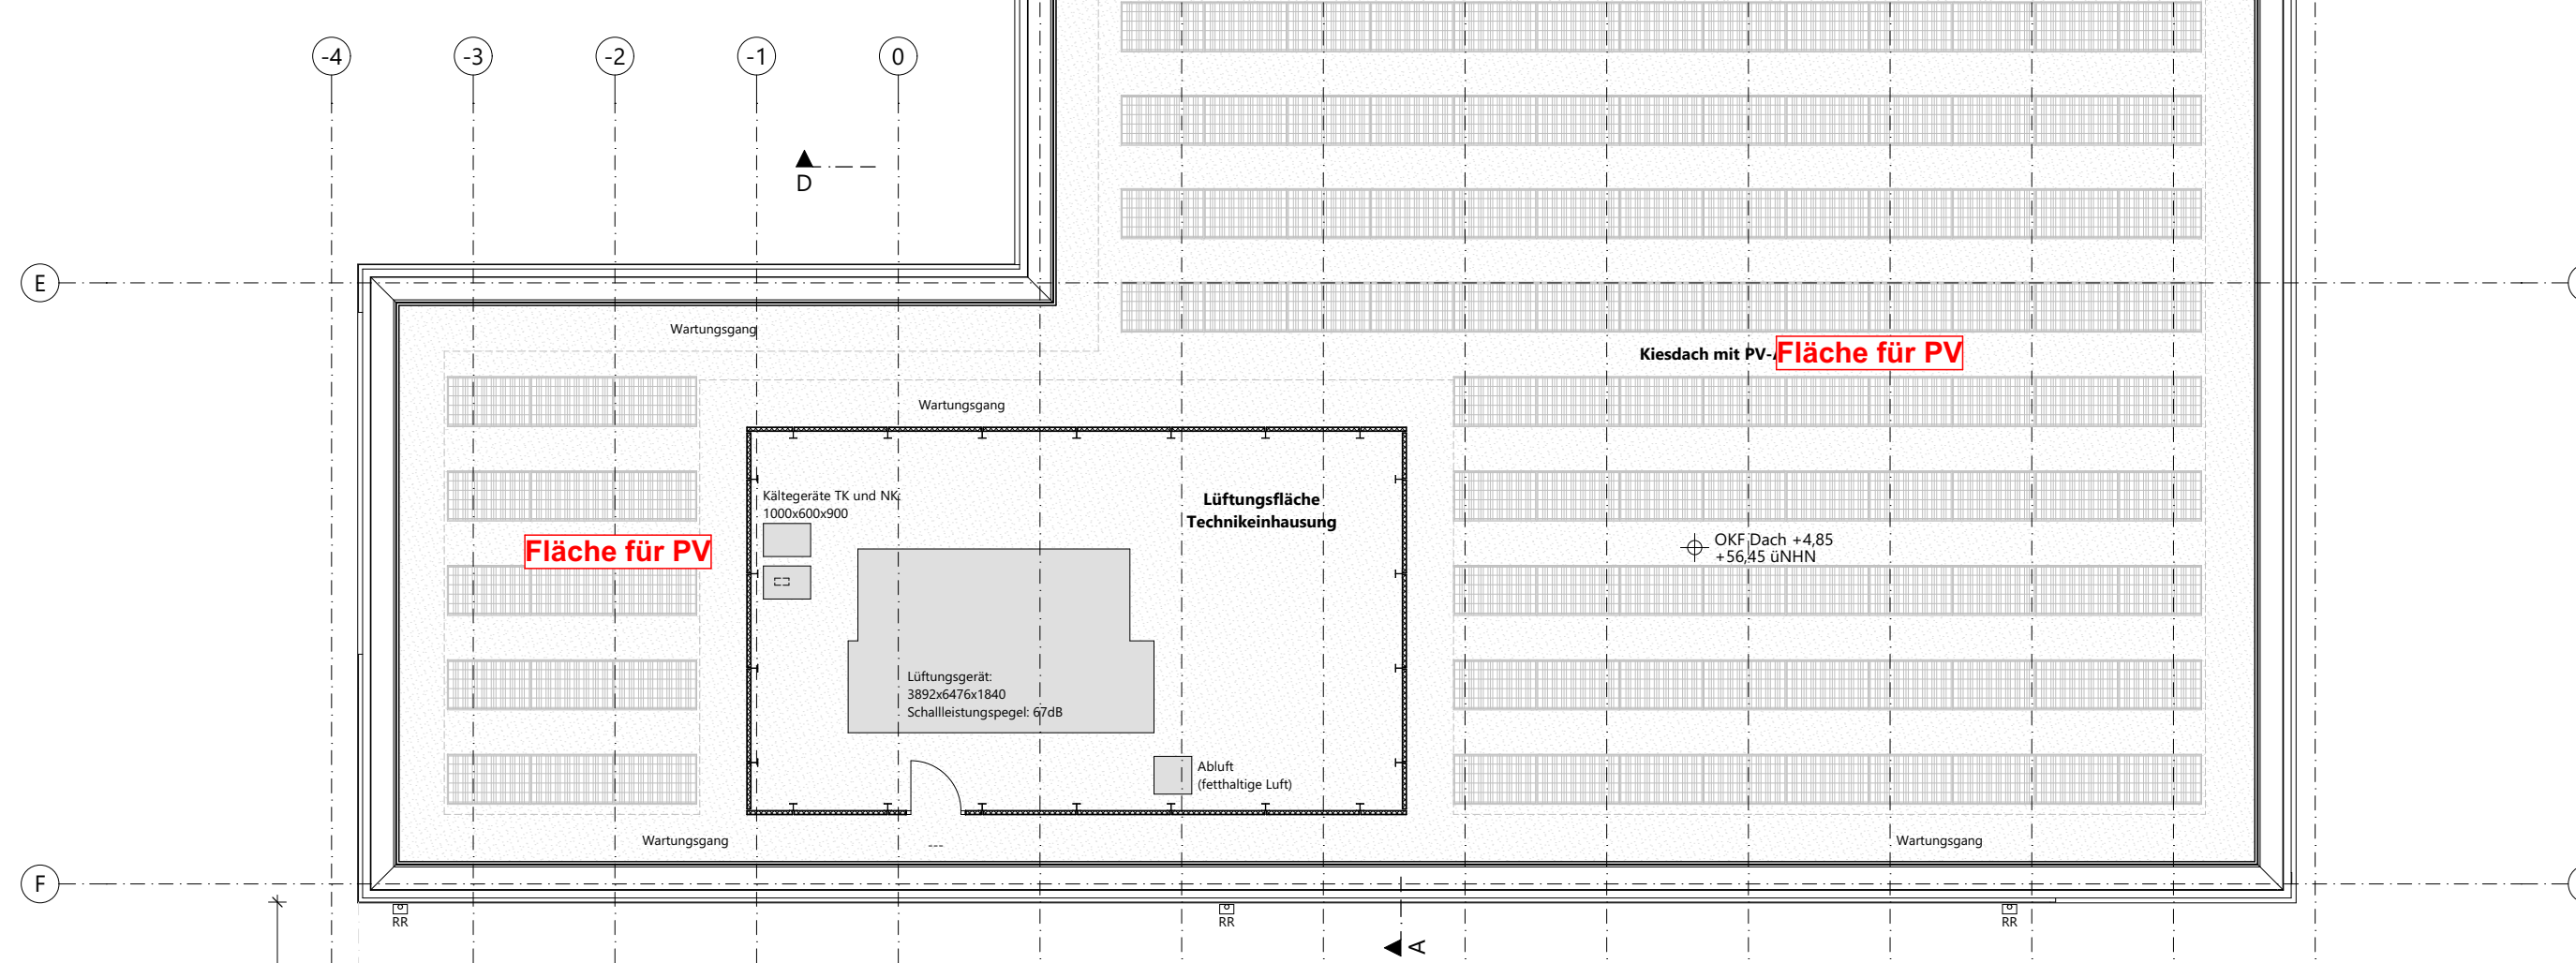


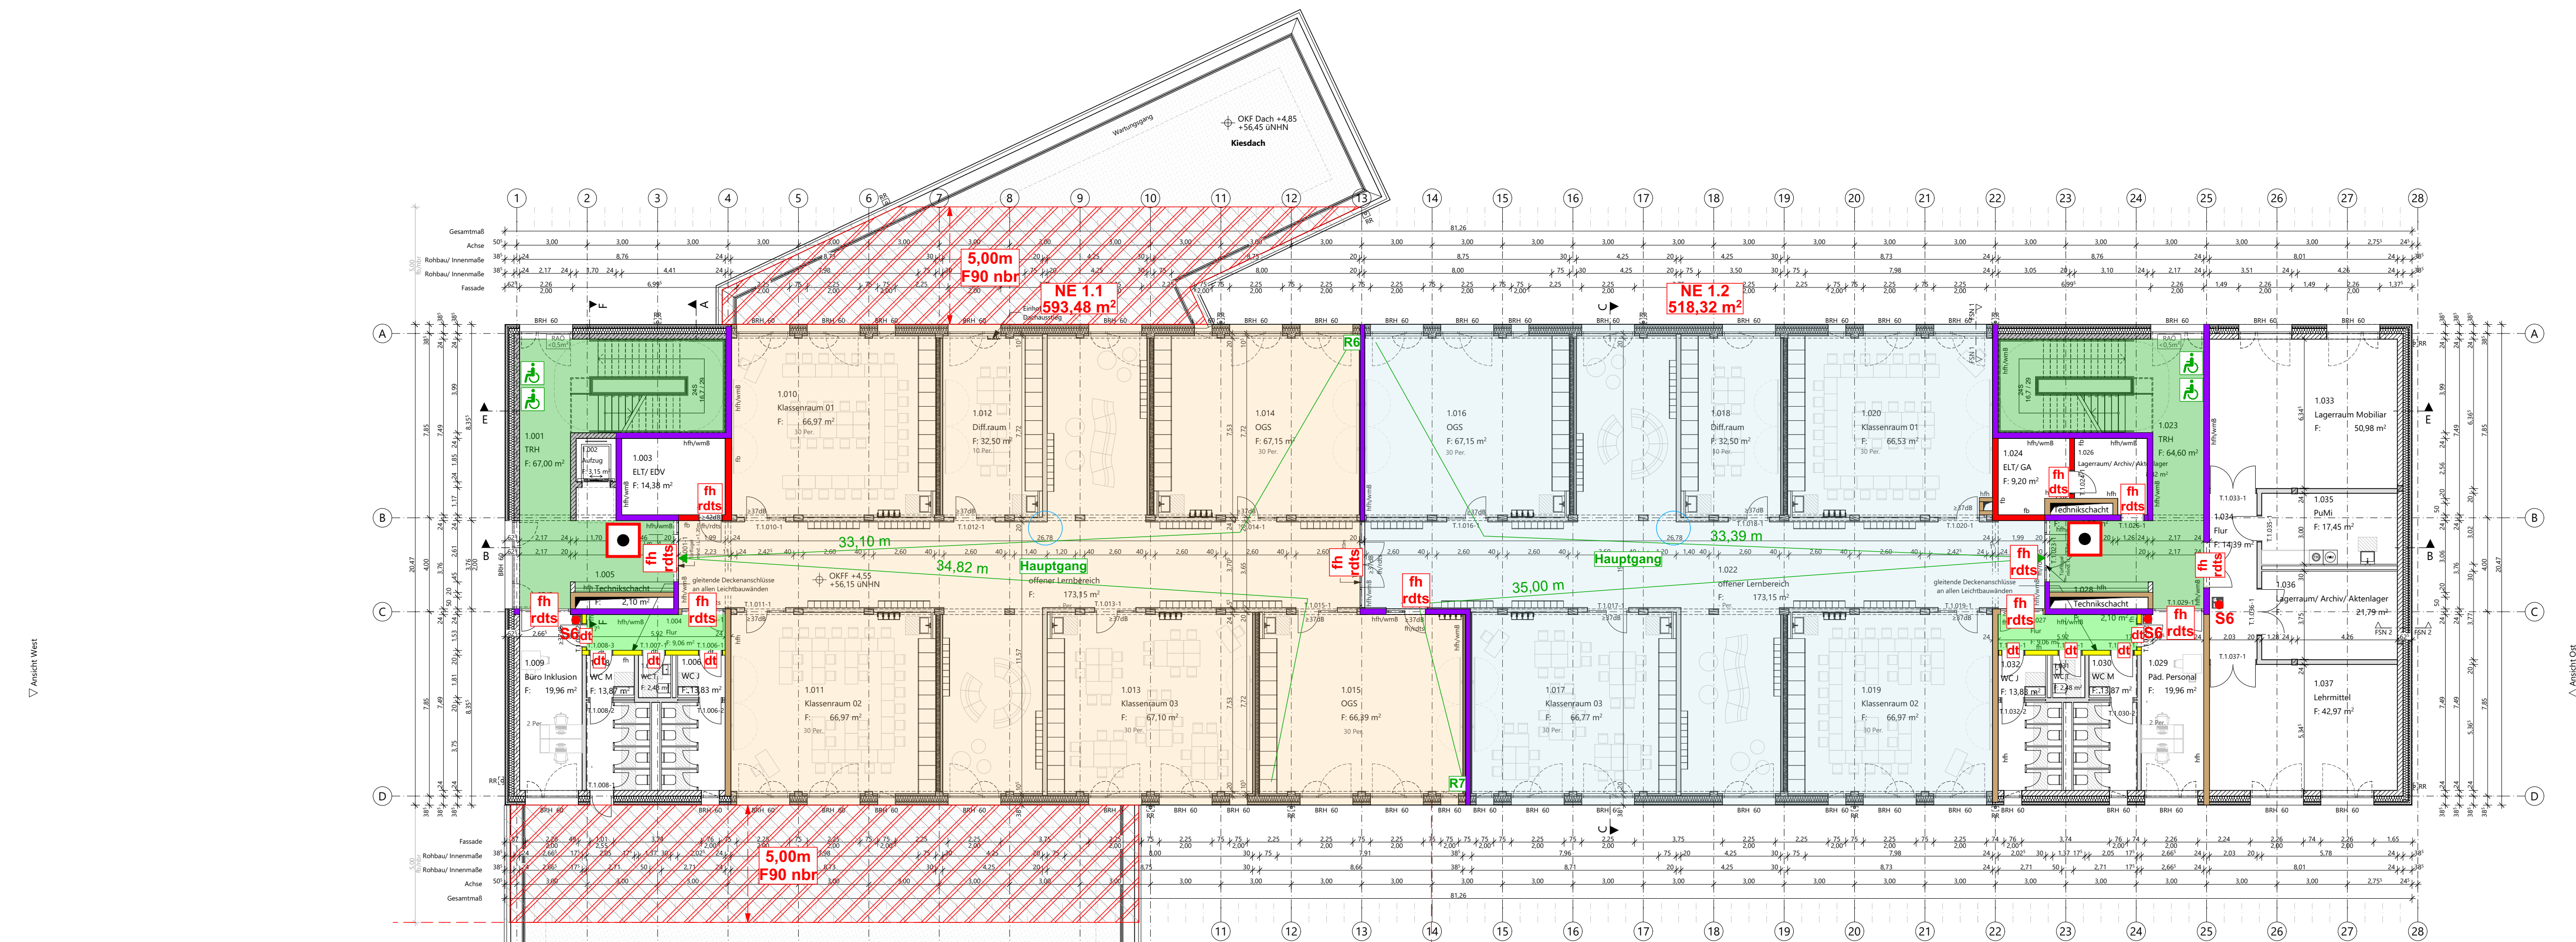

Legende:

- F 60 (hfh) wmB
- F 60 (hfh)
- F 90 (fb)
- F 30 (fh)
- Flurzone
- Treppenraum
- Rauchdicht
- fhrdts feuerhemmende, (rauchdicht- und selbstschließende Tür (T30(RS))
- rdtS rauchdicht- und selbstschließende Tür (RS - DIN 18095)
- Druckknopfmelder (Handfeuermelder)
- S6 Feuerlöscher
- Rollstuhlstellplätze

Begleitplan zum Brandschutzkonzept

Hagebölling
Brandschutzplanungs- und
-beratungsgesellschaft mbH
Rekener Straße 33, 48653 Coesfeld

Obergeschoss 1 und Schnitt
B-B

Gebäudeklasse: 5 (4)
Brandmeldetechnik: Kat. 1

Projekt
Neubau Matthias Claudius Schule

Heriburgstraße 17-19
48157 Münster-Handorf

LP4

Datum: 27.03.2026

Maßstab: 1:150, 1:180

Blattgröße: DIN A1

Bauherrschaft
Bauwerke Münster GmbH

Klemensstraße 10
48143 Münster

Schnitt B-B

