


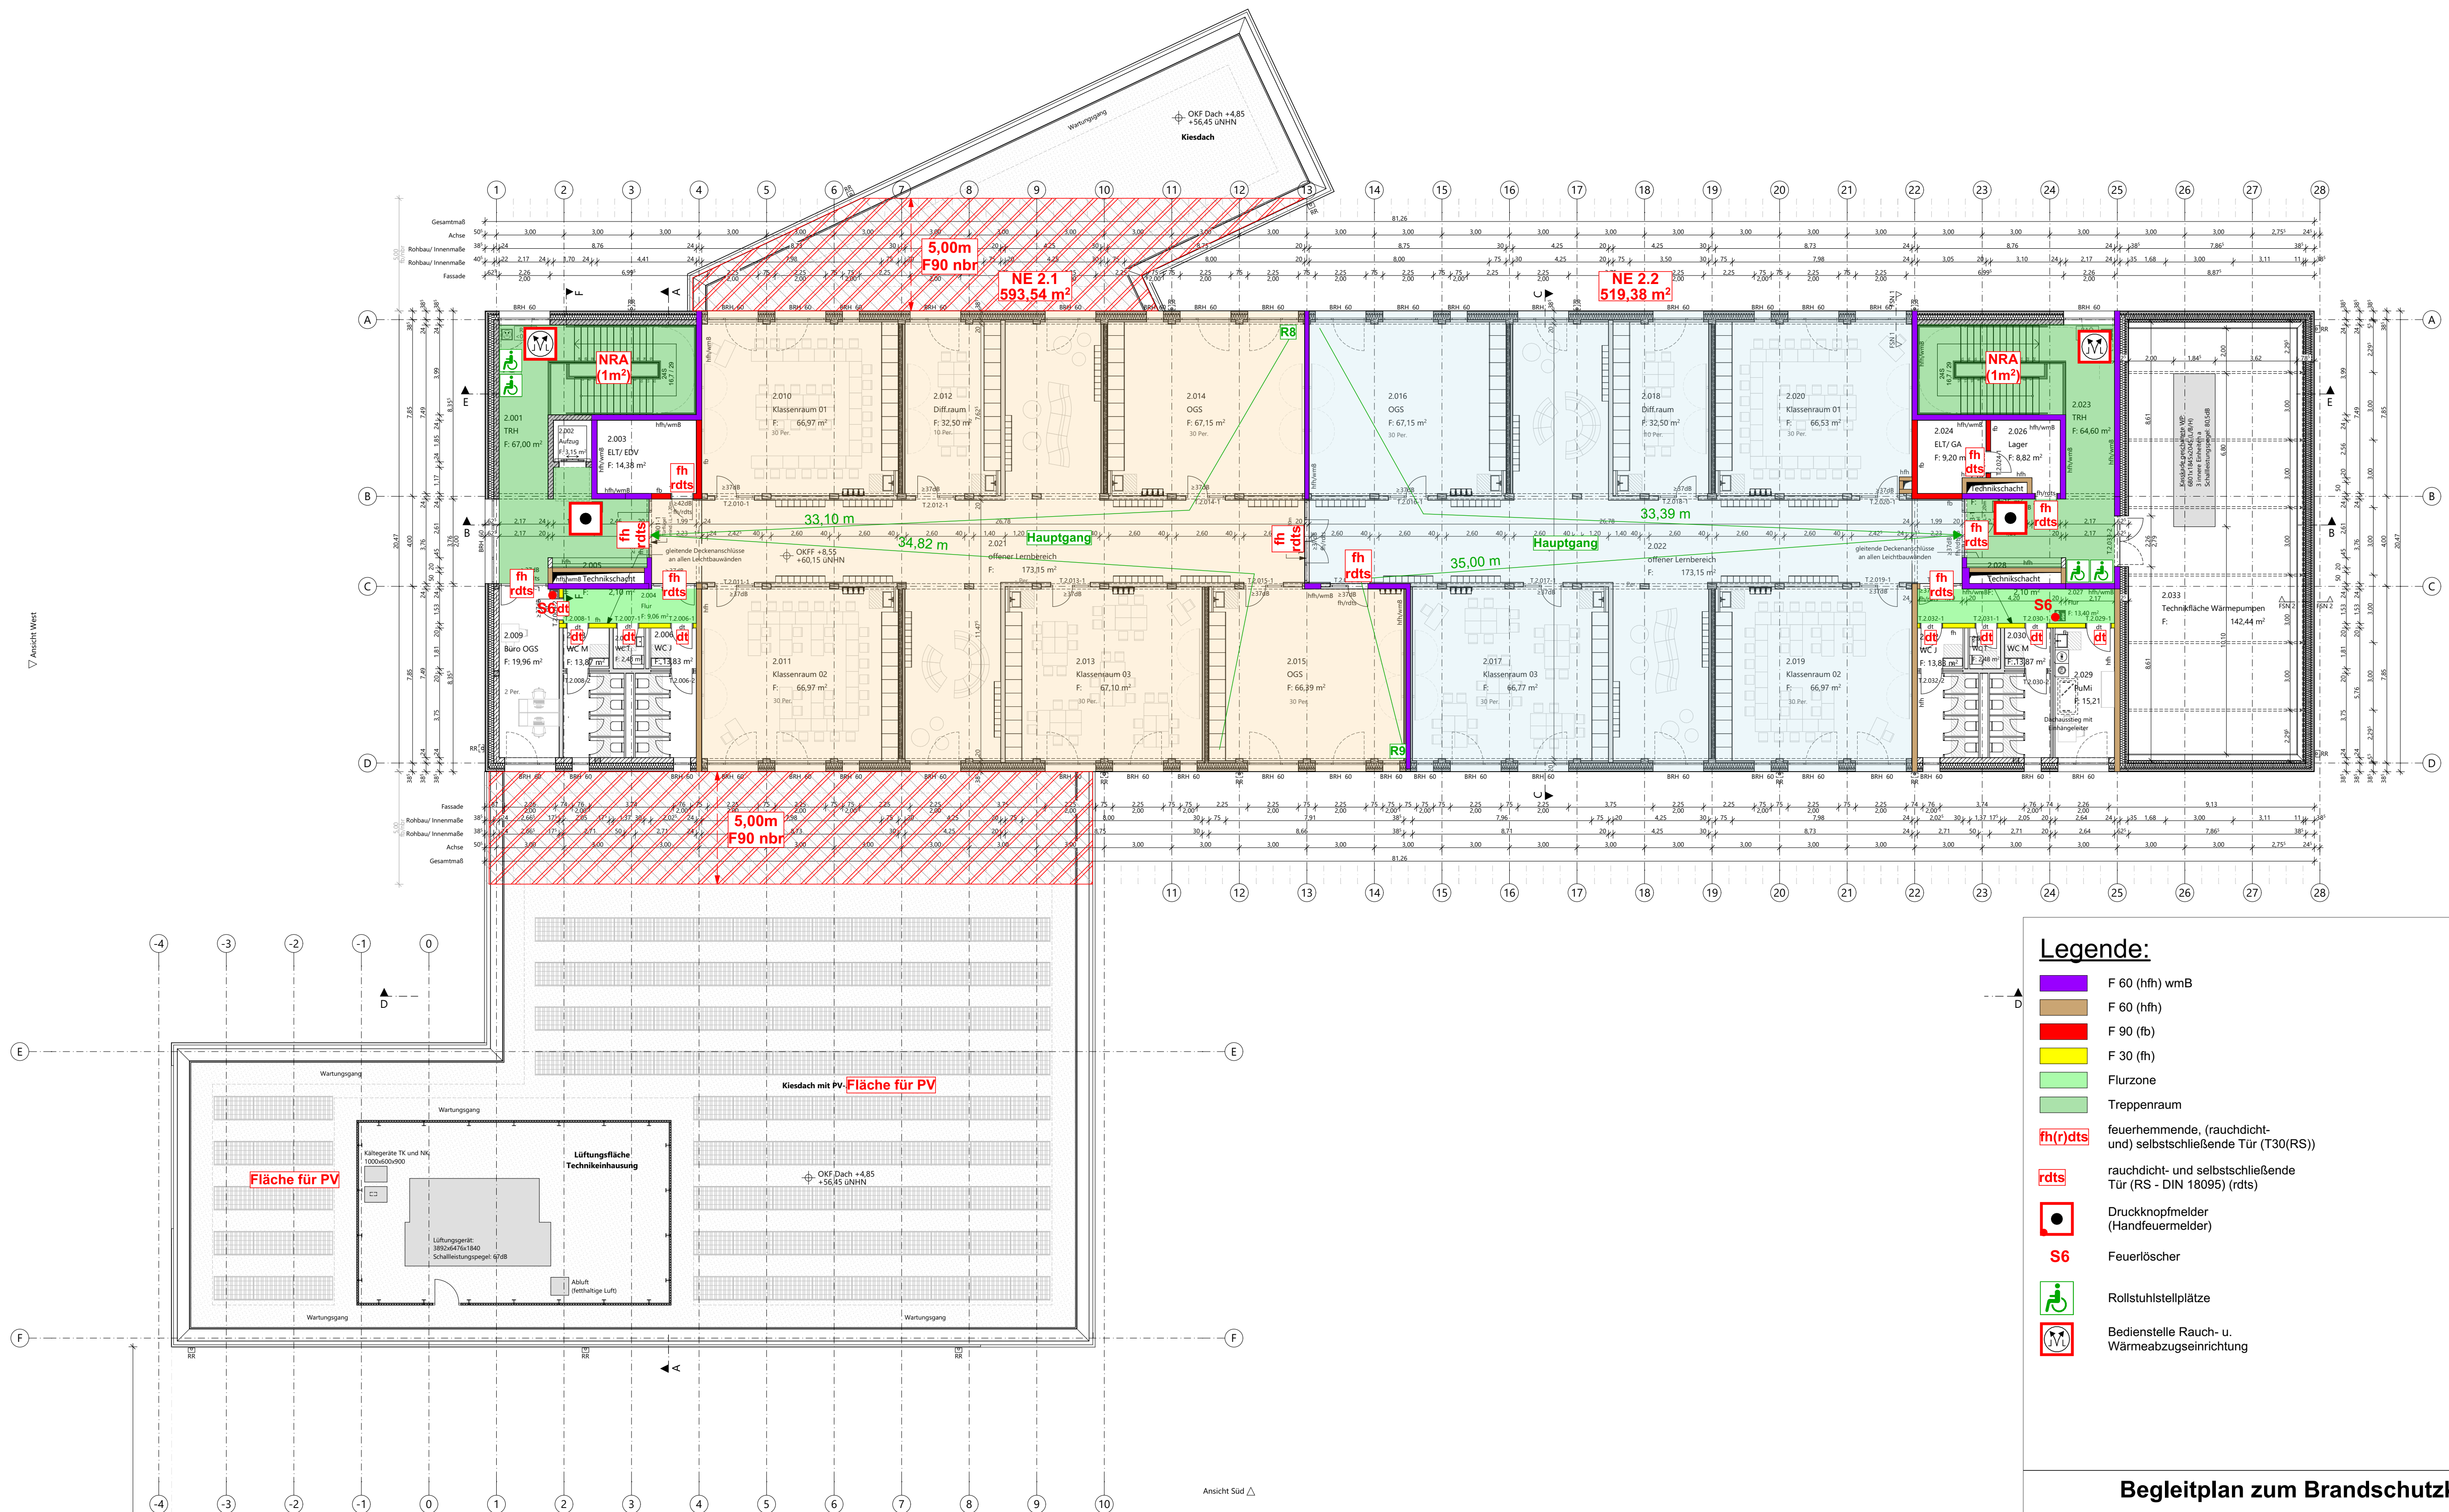

Legende:

- F 60 (hfh) wmB
- F 60 (hfh)
- F 90 (fb)
- F 30 (fh)
- Flurzone
- Treppenraum
- fh(r) dts: feuerhemmende, (rauchdicht- und selbstschließende Tür (T30(RS))
- rdts: rauchdicht- und selbstschließende Tür (RS - DIN 18095) (rdts)
- S6: Druckknopfmelder (Handfeuermelder)
- S6: Feuerlöscher
- Rollstuhlplätze
- Bedienstelle Rauch- u. Wärmeabzugseinrichtung

Begleitplan zum Brandschutzkonzept

Hagebölling
Brandschutzplanungs- und
-beratungsgesellschaft mbH
Rekener Straße 33, 48653 Coesfeld

Obergeschoss 2		Projekt Neubau Matthias Claudius Schule
Gebäudeklasse: 5 (4) Brandmeldetechnik: Kat. 1		Heriburgstraße 17-19 48157 Münster-Handorf LP4
Datum: 27.03.2026	Bauherrschaft Bauwerke Münster GmbH	
Maßstab: 1:150	Klemensstraße 10	
Blattgröße: DIN A1	48143 Münster	