


Lageplan + Leitungen
„Krummer Ort“

Stadt Blomberg
1767

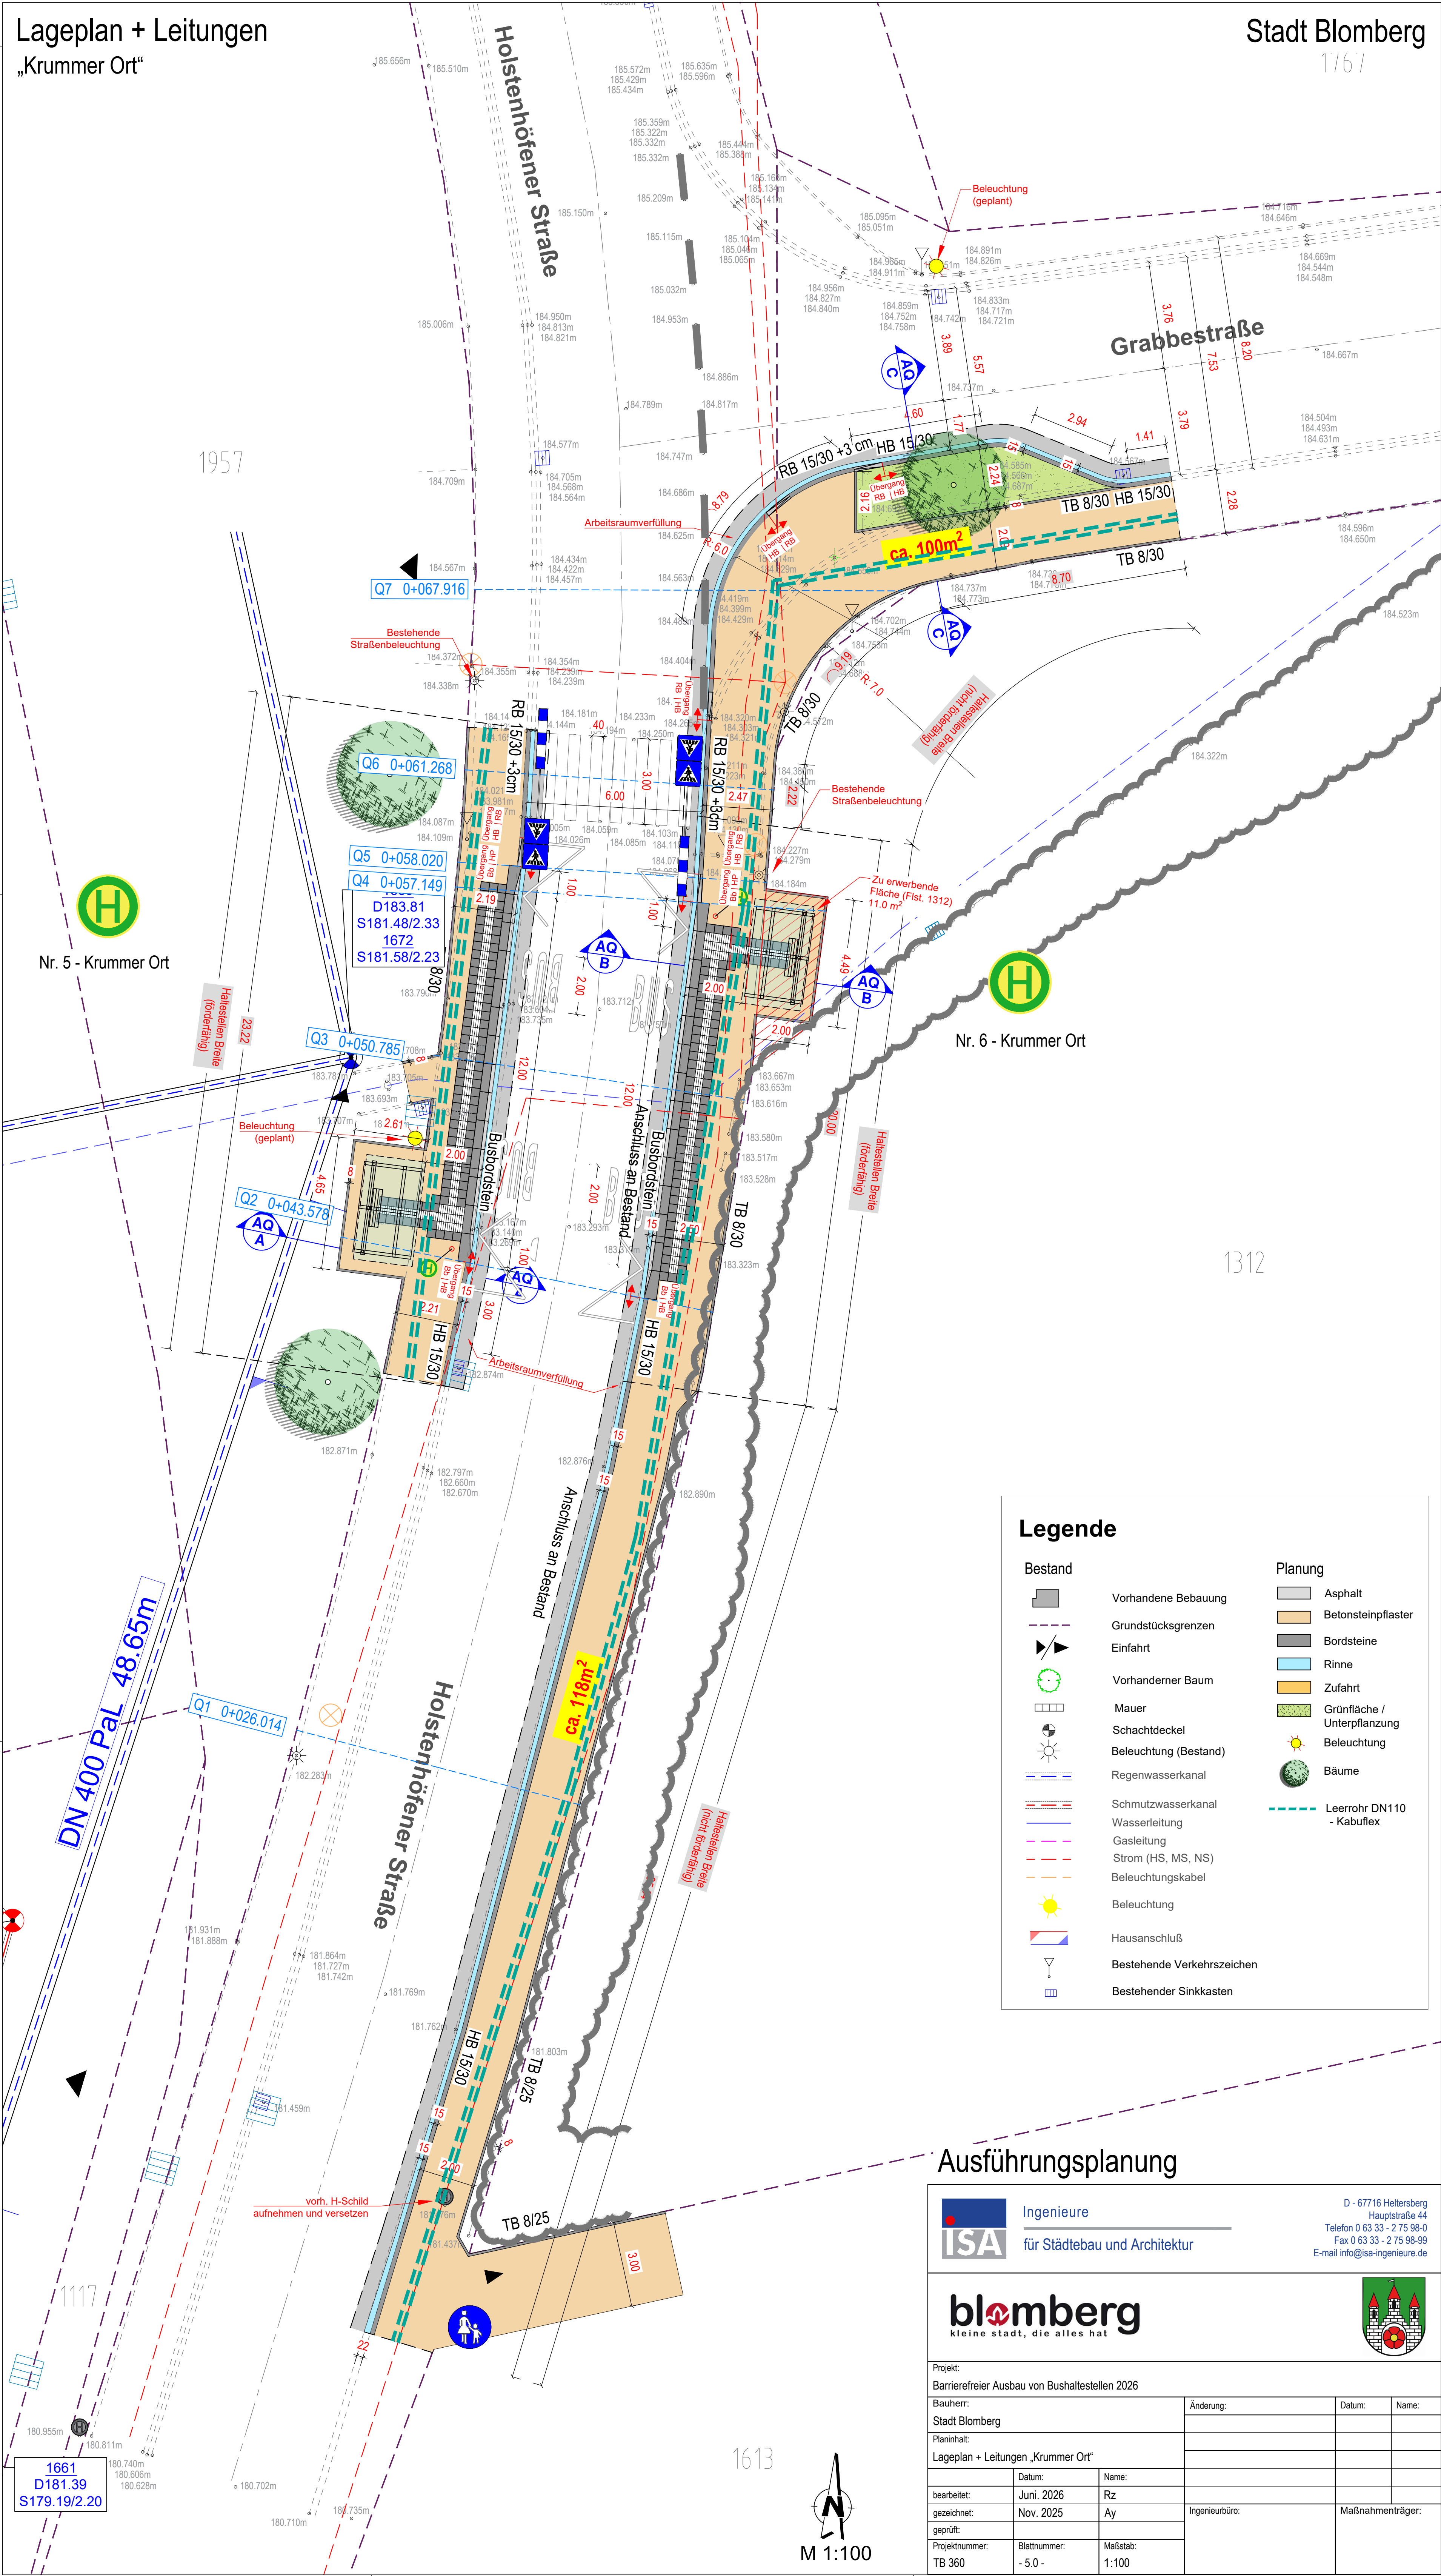

Legende

- Bestand**

 - Vorhandene Bebauung
 - Grundstücksgrenzen
 - Einfahrt
 - Vorhandener Baum
 - Mauer
 - Schachtdeckel
 - Beleuchtung (Bestand)
 - Regenwasserkanal
 - Schmutzwasserkanal
 - Wasserleitung
 - Gasleitung
 - Strom (HS, MS, NS)
 - Beleuchtungskabel
 - Beleuchtung
 - Hausanschluß
 - Bestehende Verkehrszeichen
 - Bestehender Sinkkasten
- Planung**

 - Asphalt
 - Betonsteinpflaster
 - Bordsteine
 - Rinne
 - Zufahrt
 - Grünfläche / Unterpflanzung
 - Beleuchtung
 - Bäume
 - Leerrohr DN110 - Kabuflex

Ausführungsplanung

Ingenieure
für Städtebau und Architektur

D - 67716 Heltersberg
Hauptstraße 44
Telefon 0 63 33 - 2 75 98-0
Fax 0 63 33 - 2 75 98-99
E-mail info@isa-ingenieure.de

kleine stadt, die alles hat

Projekt: Barrierefreier Ausbau von Bushaltestellen 2026			
Bauherr: Stadt Blomberg		Änderung:	Datum:
Planinhalt: Lageplan + Leitungen „Krummer Ort“		Name:	
bearbeitet:	Datum: Juni. 2026	Name: Rz	
gezeichnet:	Nov. 2025	Ay	Ingenieurbüro:
geprüft:			Maßnahmenenträger:
Projektnummer: TB 360	Blattnummer: - 5.0 -	Maßstab: 1:100	