


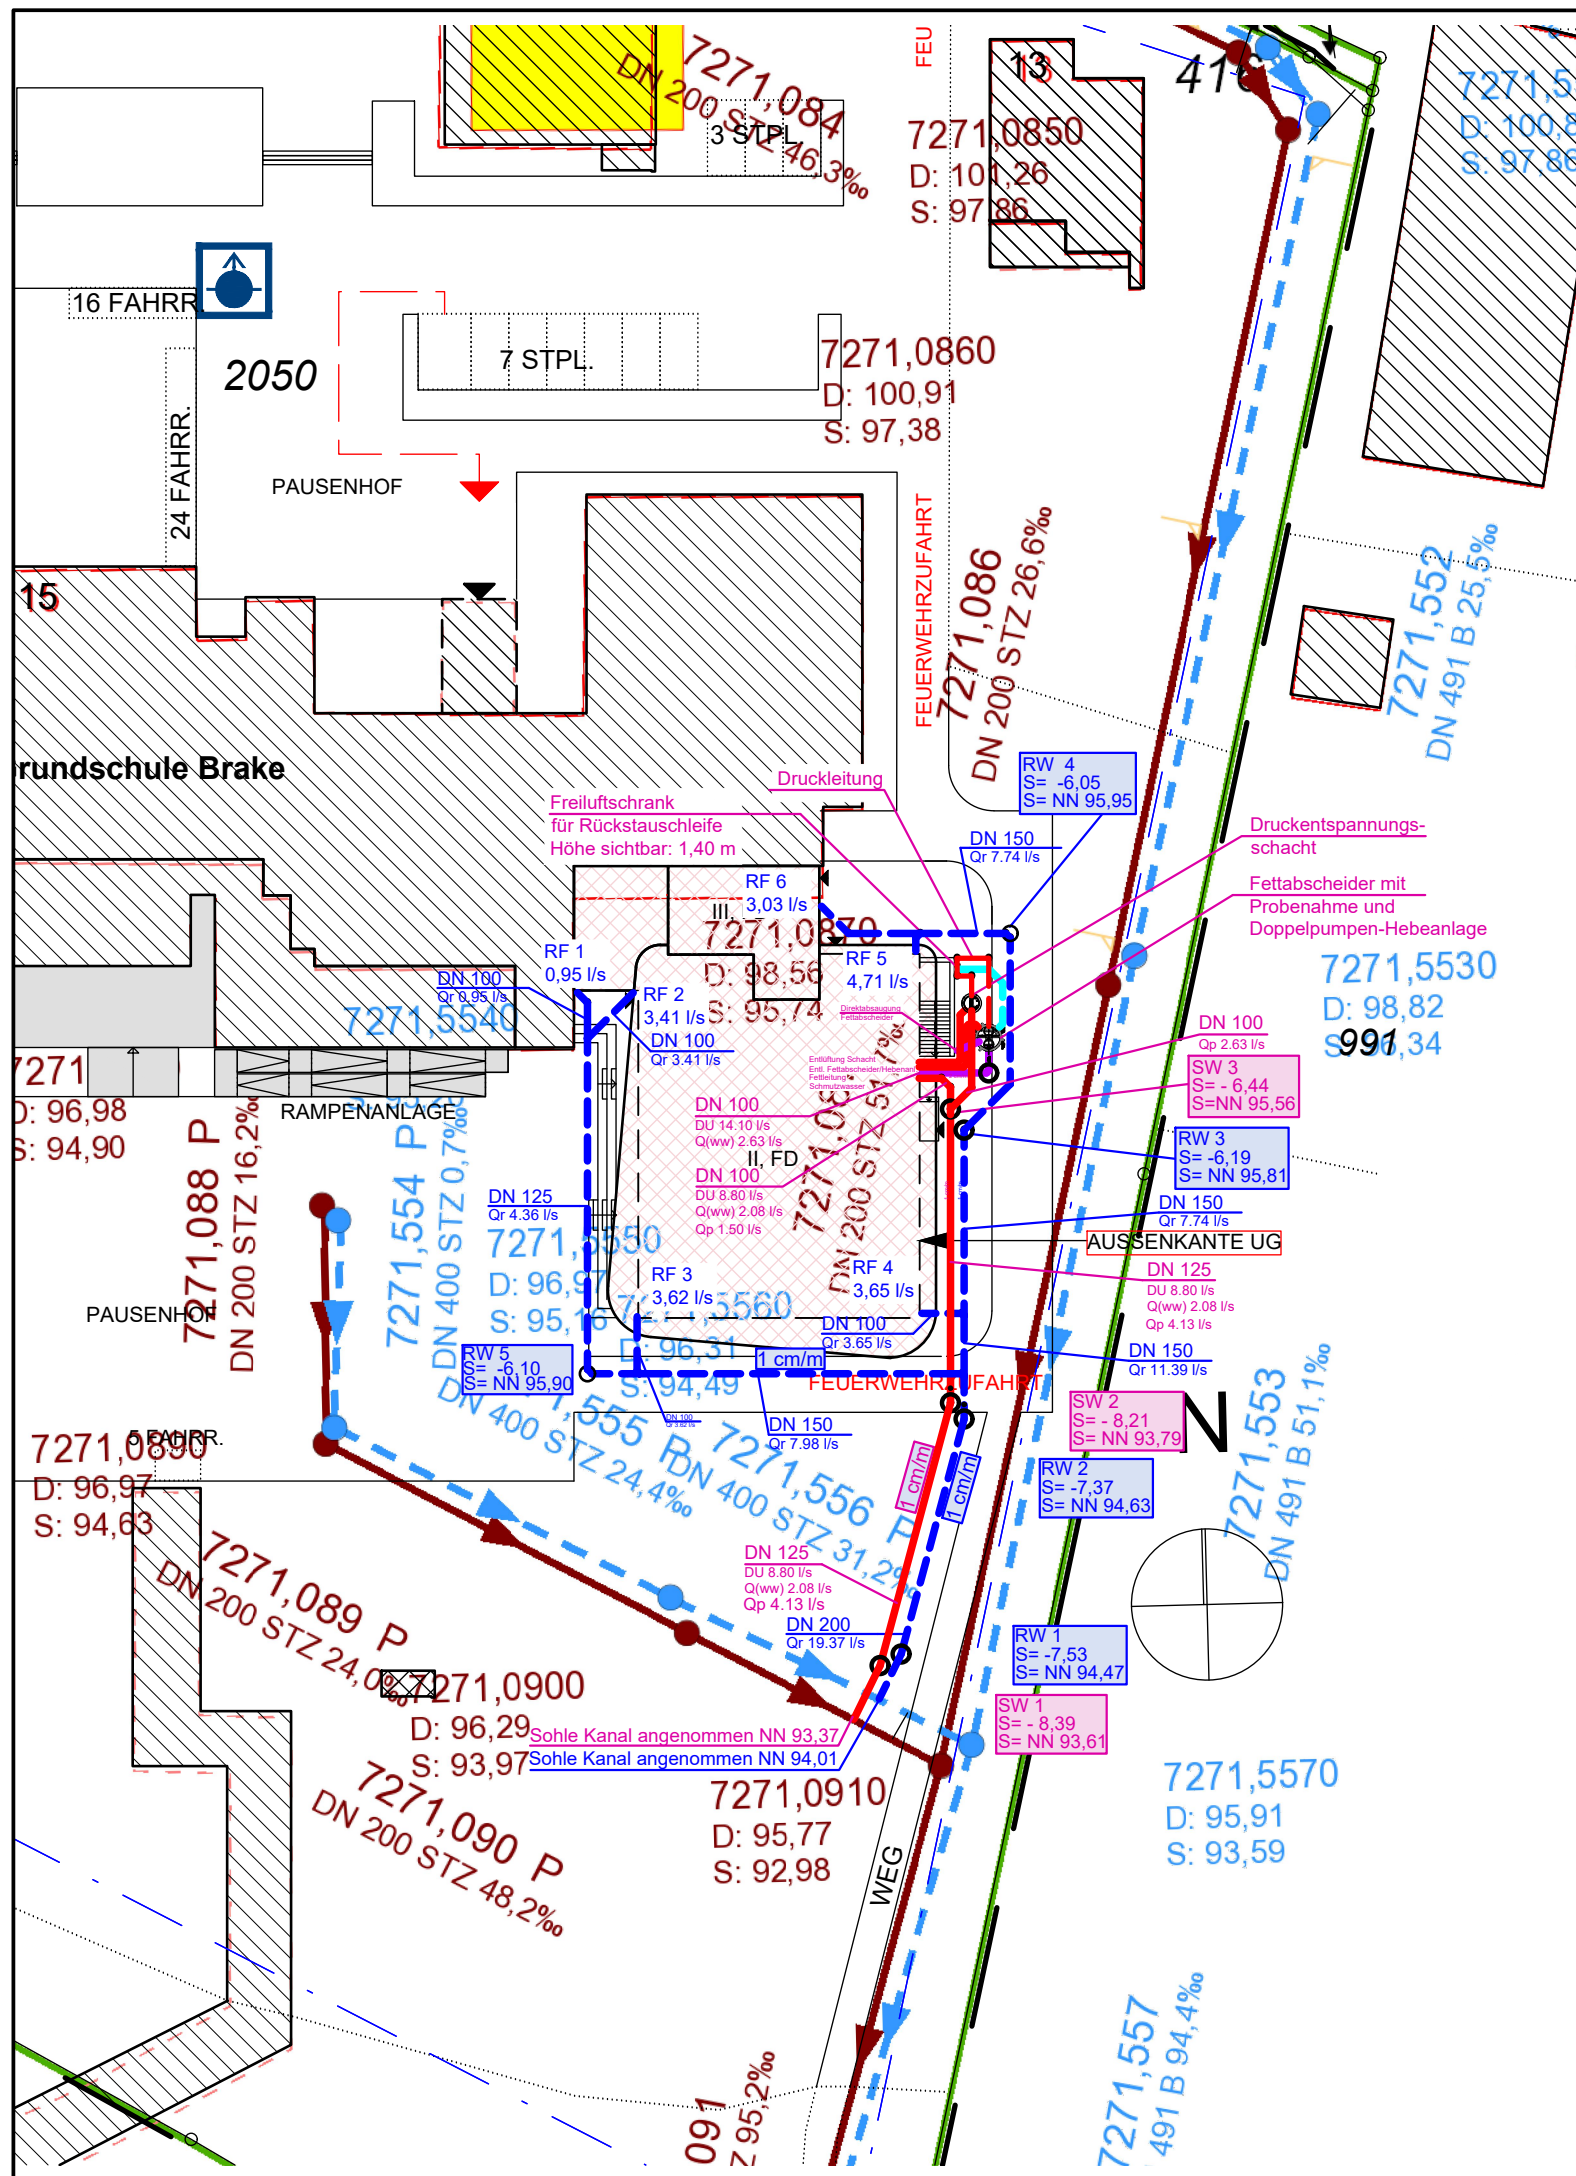

LEGENDE

Fett-Grundleitung

Regenwasser Grundleitung

Schmutzwasser Grundleitung

Schmutzwasser Druckleitung

Nr.	Art der Änderung	Datum	Name

INGENIEURBÜRO
HEINZ KÖHRING

Heizung ■ Lüftung ■ Sanitär ■ Elektro
Hauptstraße 26 - 32457 Porta Westfalica
Tel. (0571) 79860-0 / Fax (0571) 79860-18 / E-Mail hk@ib-koehring.de

Proj.-Nr.:
2423

Erstellt:
18.11.2025

Blatt-Nr.:
2423-W-LP-02_Index 0

Maßstab :
1 : 500

Bauvorhaben	Immobilienervice Stadt Bielefeld Anbau eines OGS-Gebäudes an der GS Brake Am Bohnenkamp 15, 33729 Bielefeld
Gegenstand	Entwässerungsantrag Lageplan
K:\2024 MEP\2423 Stadt Bielefeld, Sanierung GS Bielefeld Brake\Gebäudemodule\E-Antrag (W)\LP\2423-W-LP-02_Index 0 1-500.dwg geplottet am: 18.11.2025	